




### Klad listů:

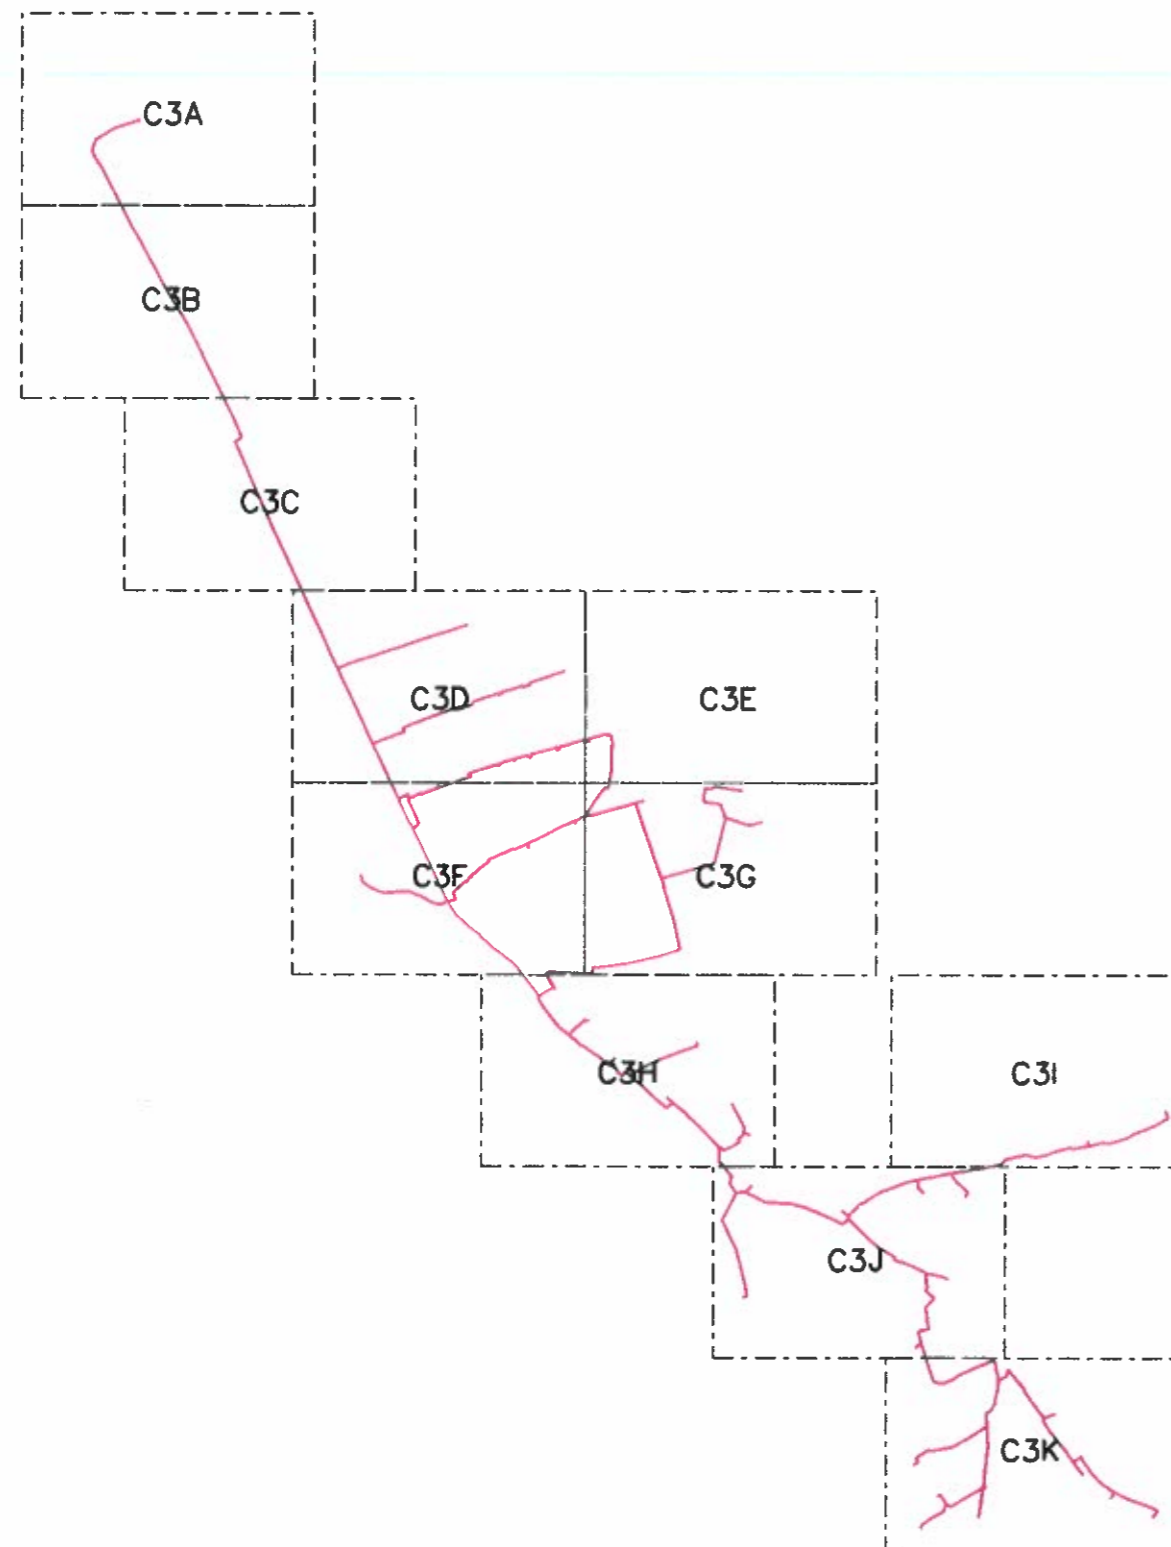

OBCENÍ ÚŘAD RAŠKOVICE  
 Stavební úřad  
 739 04 Pražmo  
 okres Frýdek-Místek  
 16-06-2022

#### LEGENDA:

- TELEKOMUNIKAČNÍ SÍŤ C2NET s.r.o.
- KRAJNICE KOMUNIKACE
- VODOVONÍ ŘÁD SMVaK
- PLYNOVOD GasNet
- VZDUŠNÉ VEDENÍ NN, VN
- ZEMNÍ KABEL NN, VN
- ZEMNÍ KABEL CETIN
- NADZEMNÍ KABEL CETIN


VYPRACOVAL: Ing. Karel Krkoška	ZODPOVĚDNÝ PROJEKTANT: Ing. Petr Lanc	DATUM: 10.5.2021	VÝKRES Č.: C3
INVESTOR: C2NET s.r.o., Josefa Václava Sládka 84, 738 01 Frýdek-Místek, IČ: 28584996		STUPEŇ PD: PD pro ÚR	VÝTISK: - 1
AKCE: Optická síť C2NET - Vyšší Lhoty			MĚŘÍTKO: 1:10000
ČÁST: C- SITUAČNÍ VÝKRESY			
OBSAH: KOORDINAČNÍ SITUACE			

# Optická síť C2NET - Vyšší Lhoty



C3A

DATUM:	10.5.2021	STUPEŇ PD:	ÚR
FORMÁT:	A3	MĚŘÍTKO:	1:1000

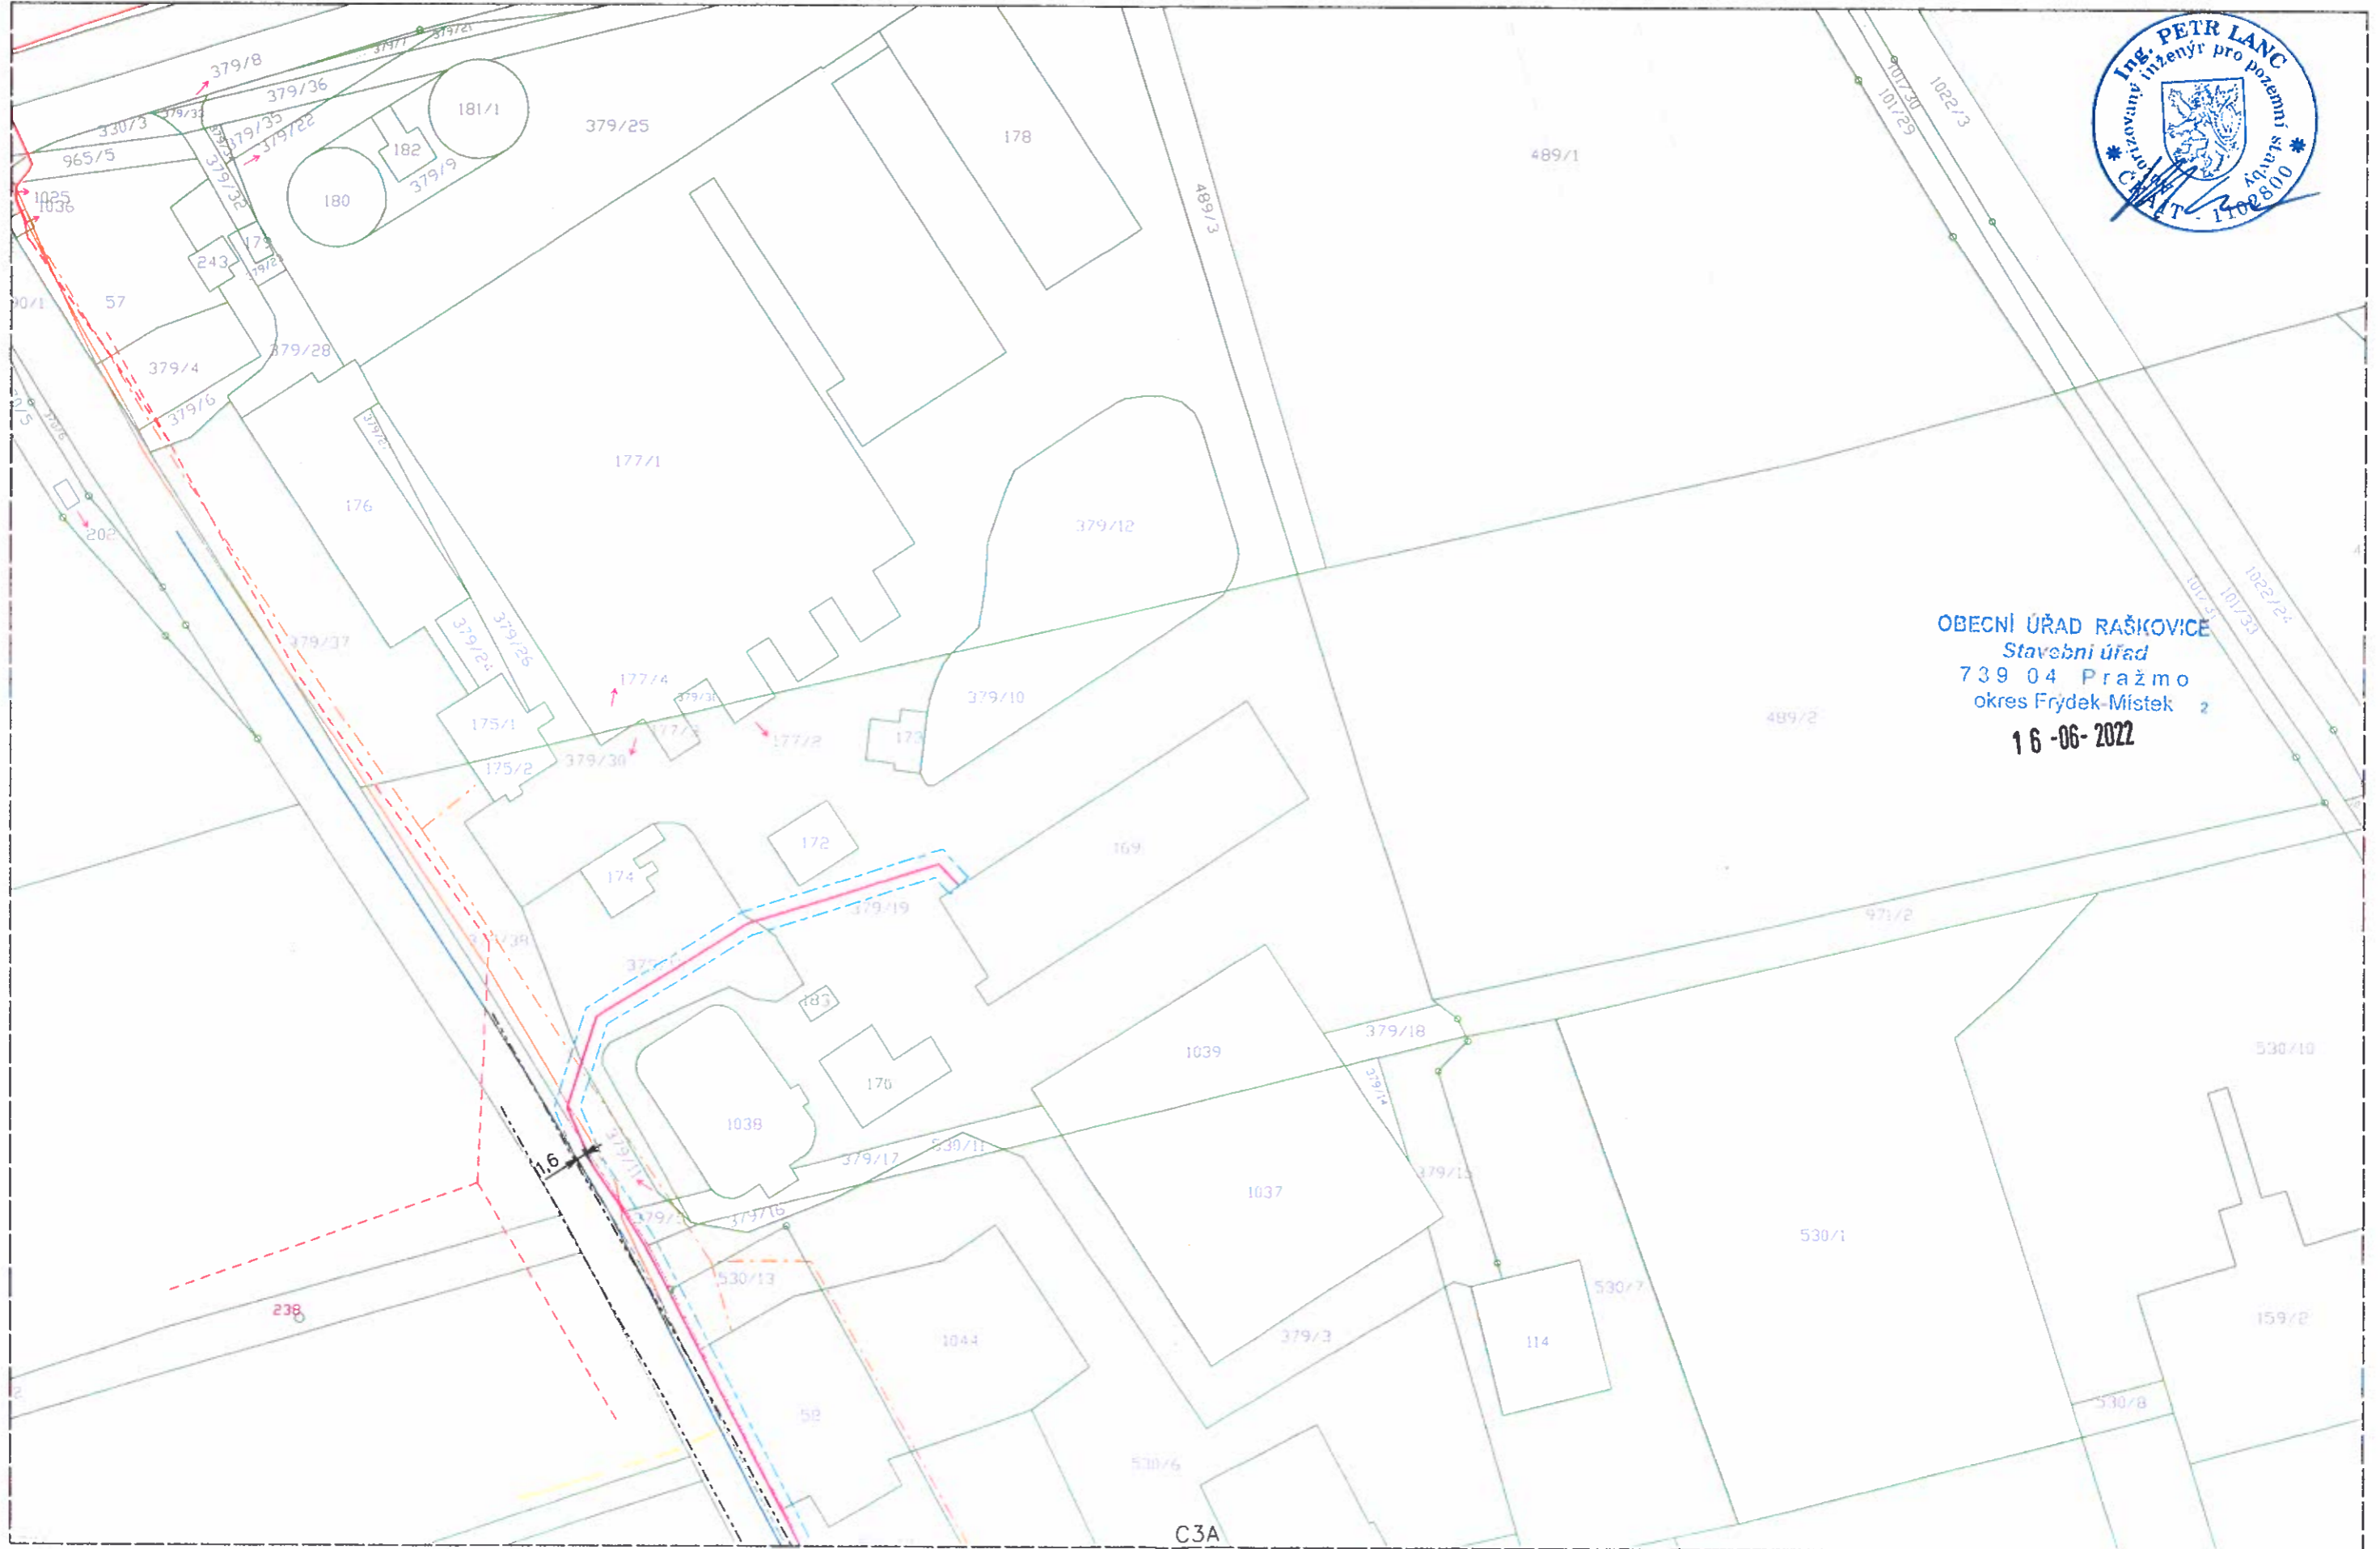


OBECNÍ ÚŘAD RAŠKOVICE  
Stavební úřad  
739 04 Pražmo  
okres Frýdek-Místek 2  
16-06-2022


C3A  
C3B



DATUM:	10.5.2021	STUPEŇ PD:	ÚR
FORMÁT:	A3	MĚŘÍTKO:	1:1000

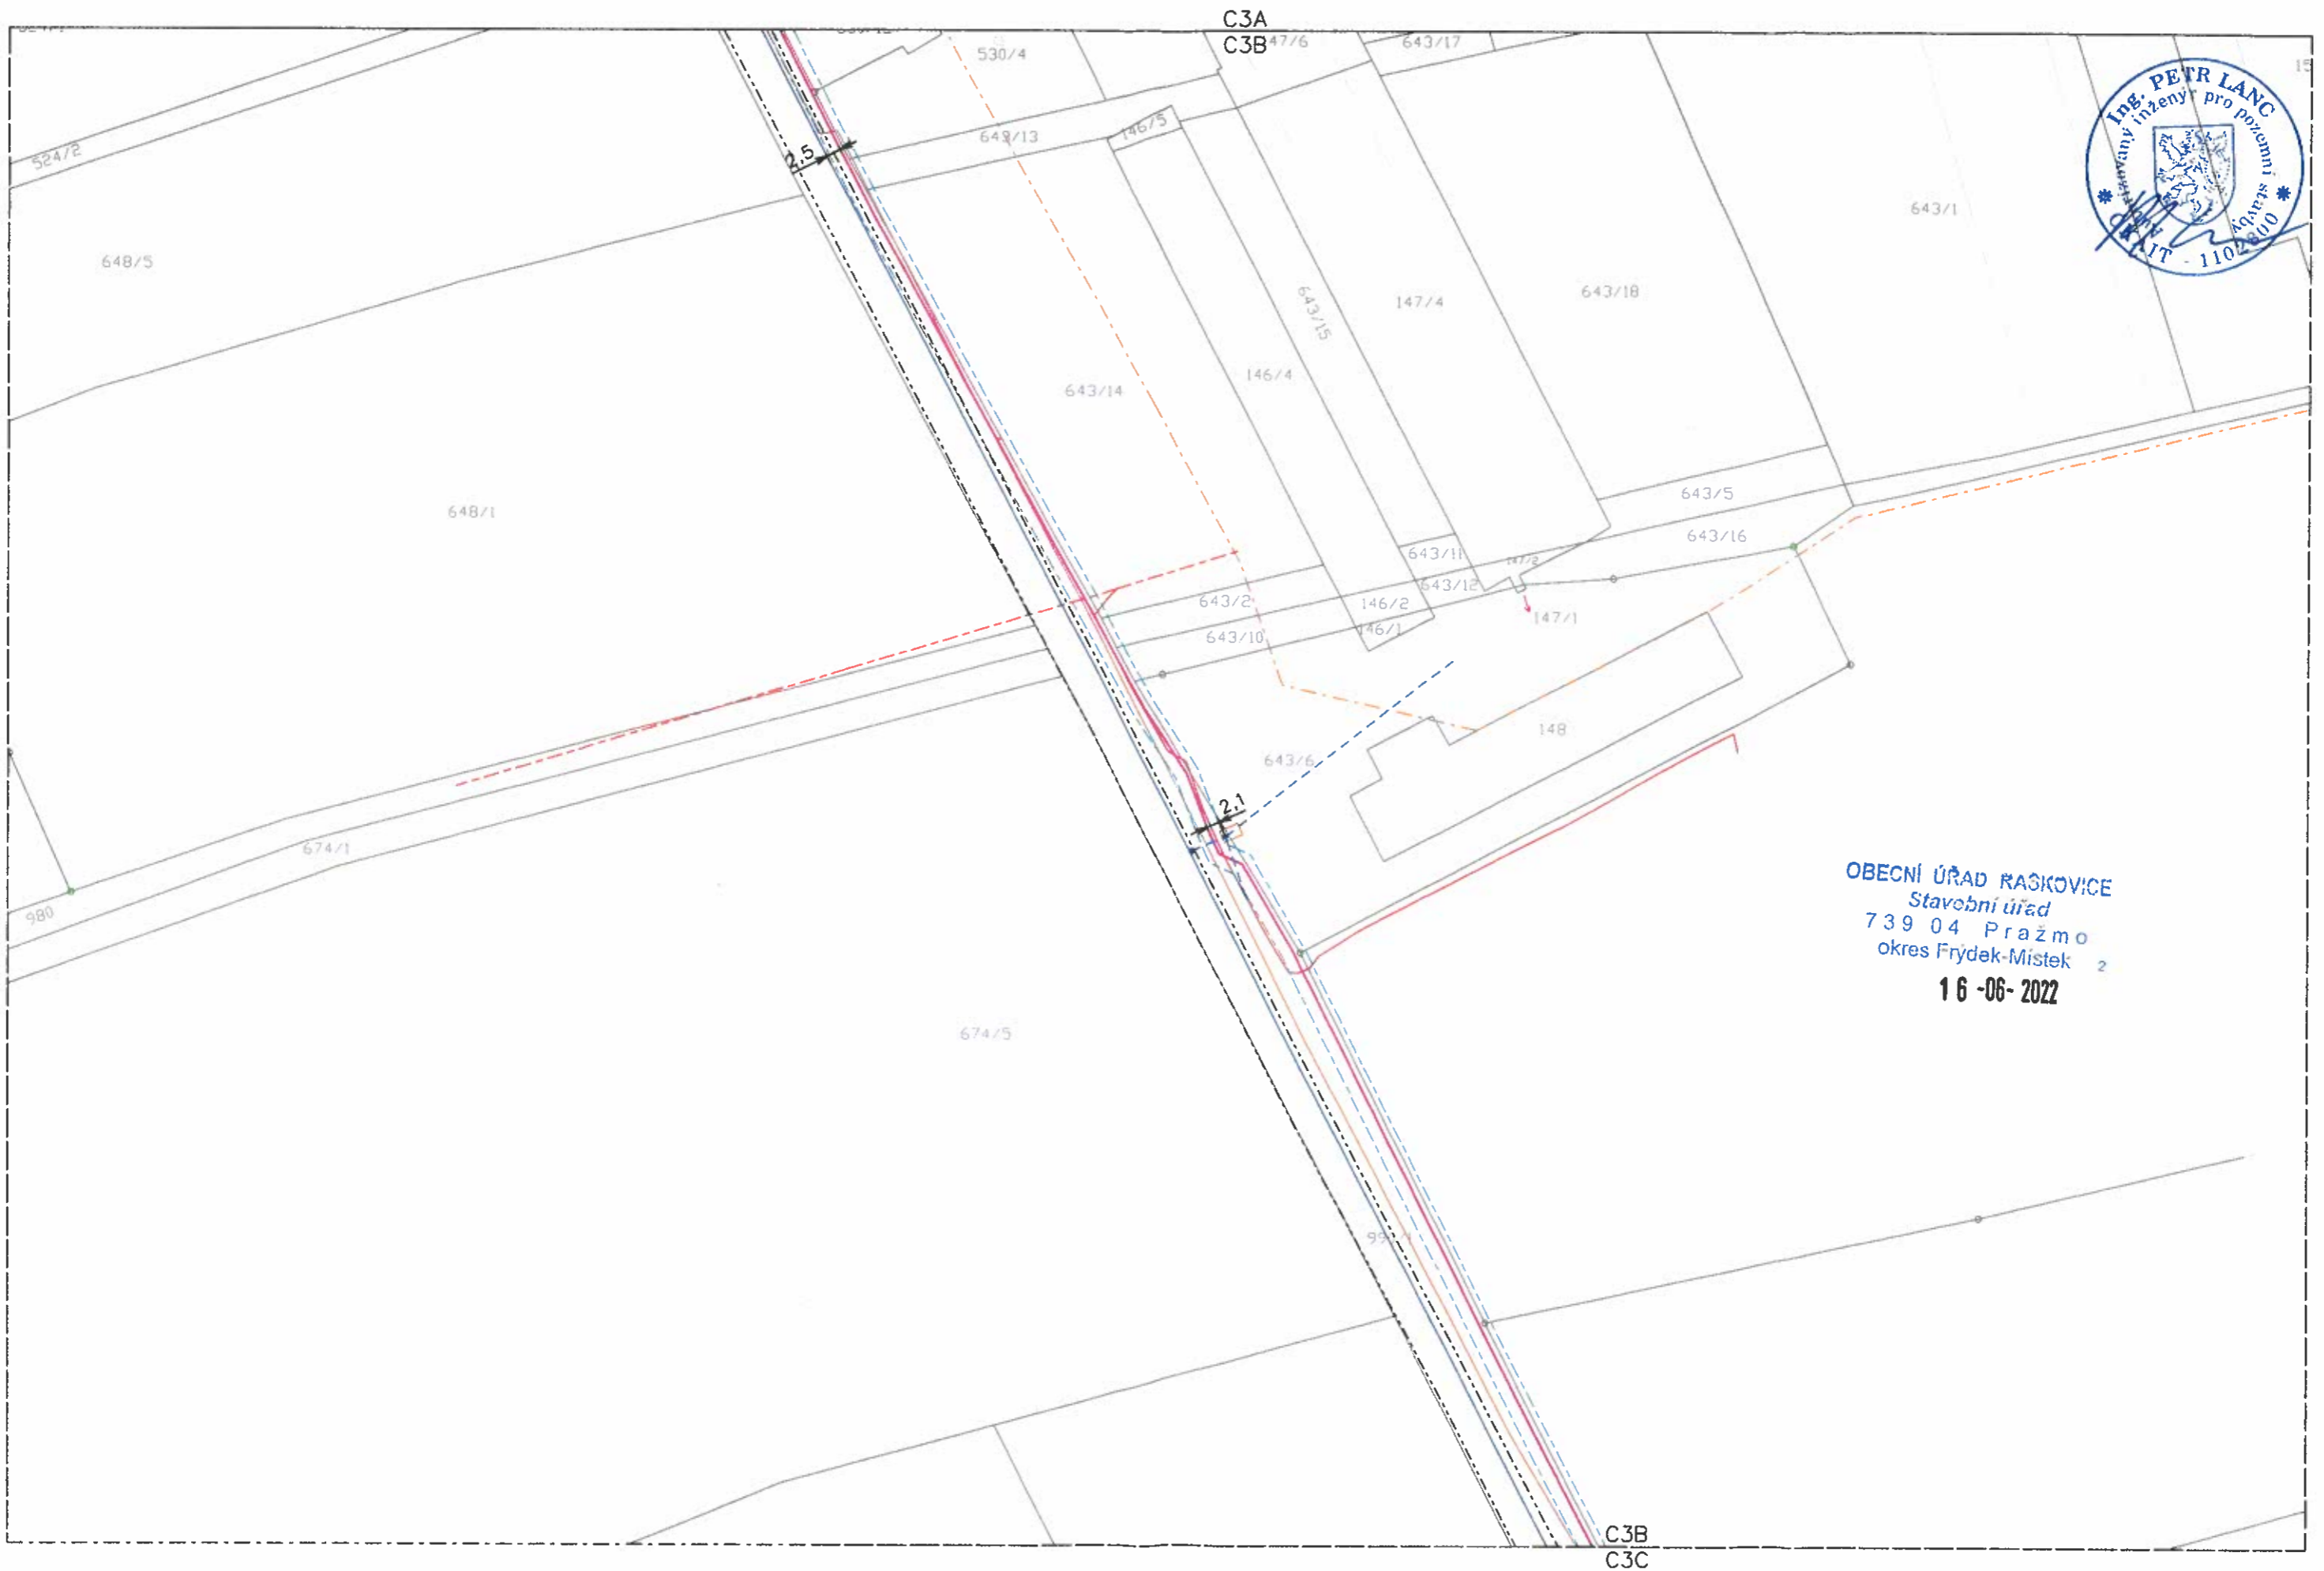

OBECNÍ ÚŘAD RASKOVICE  
Stavobní úřad  
739 04 Pražmo  
okres Frýdek-Místek 2  
16-06-2022

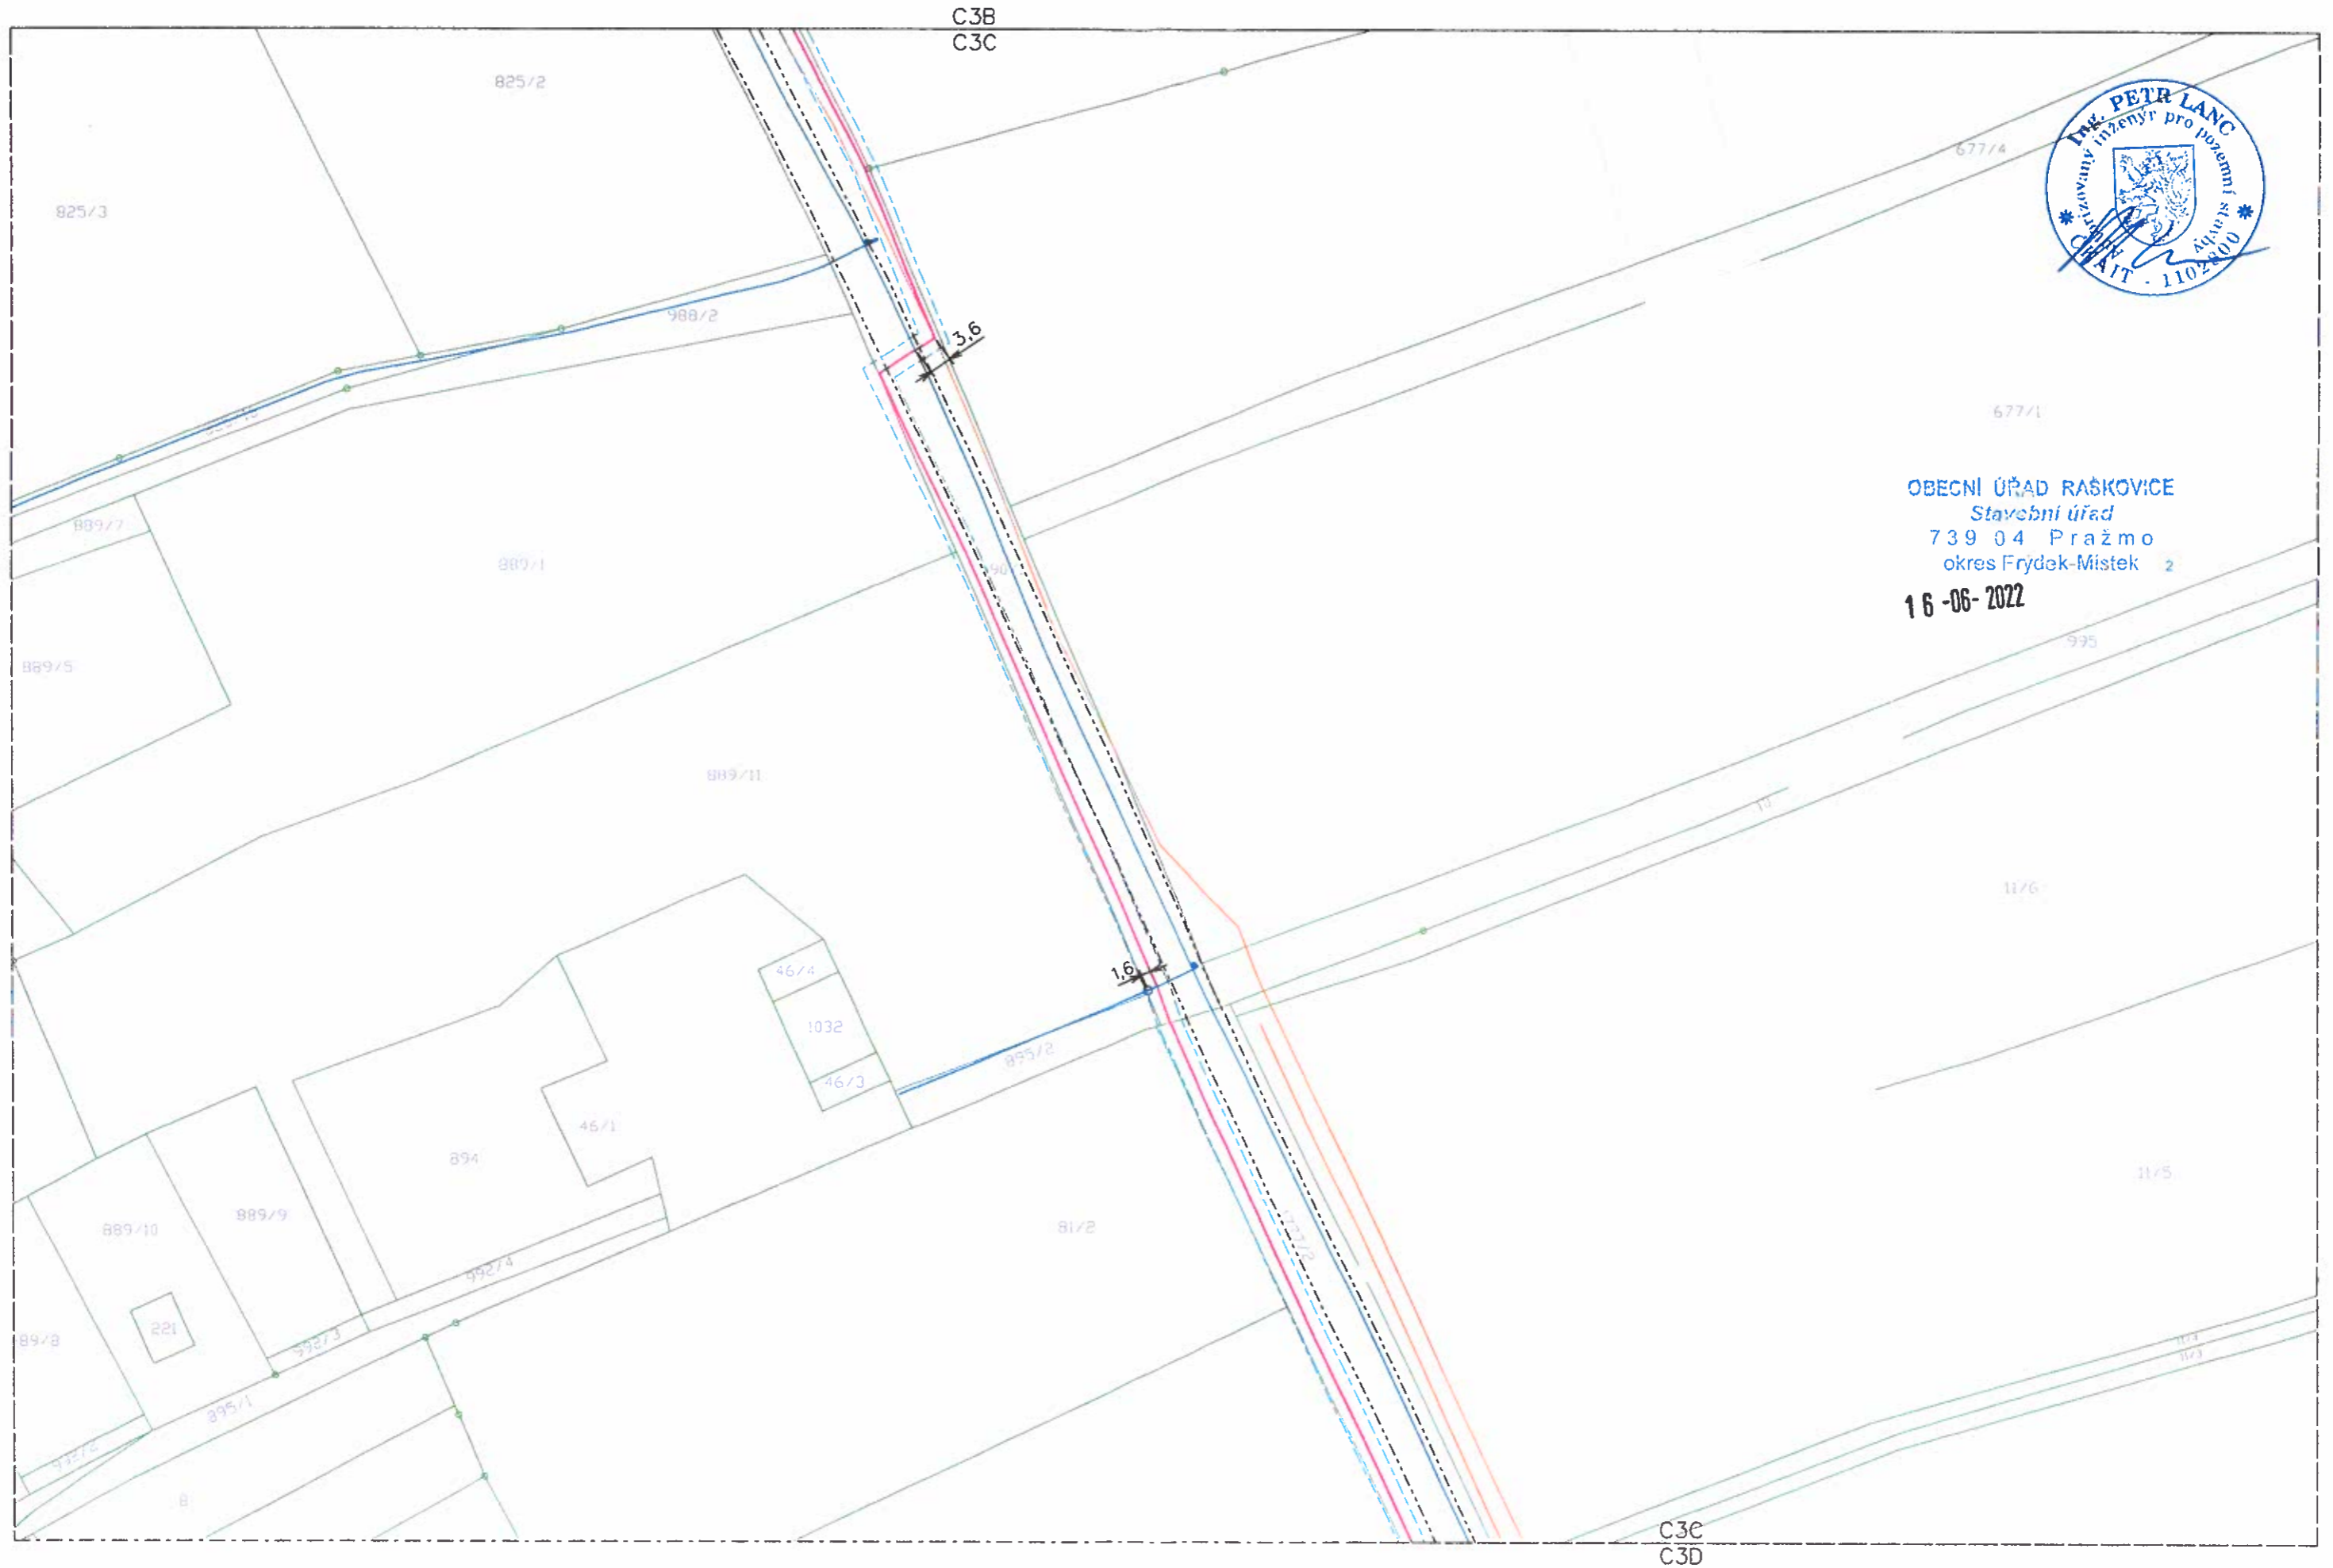


OBCNÍ ÚŘAD RAŠKOVICE  
Stavební úřad  
739 04 Pražmo  
okres Frýdek-Místek 2  
16-06-2022

C3C  
C3D



**C3D**

DATUM: 10.5.2021	STUPEŇ PD: ÚR
FORMÁT: A3	MĚŘÍTKO: 1:1000

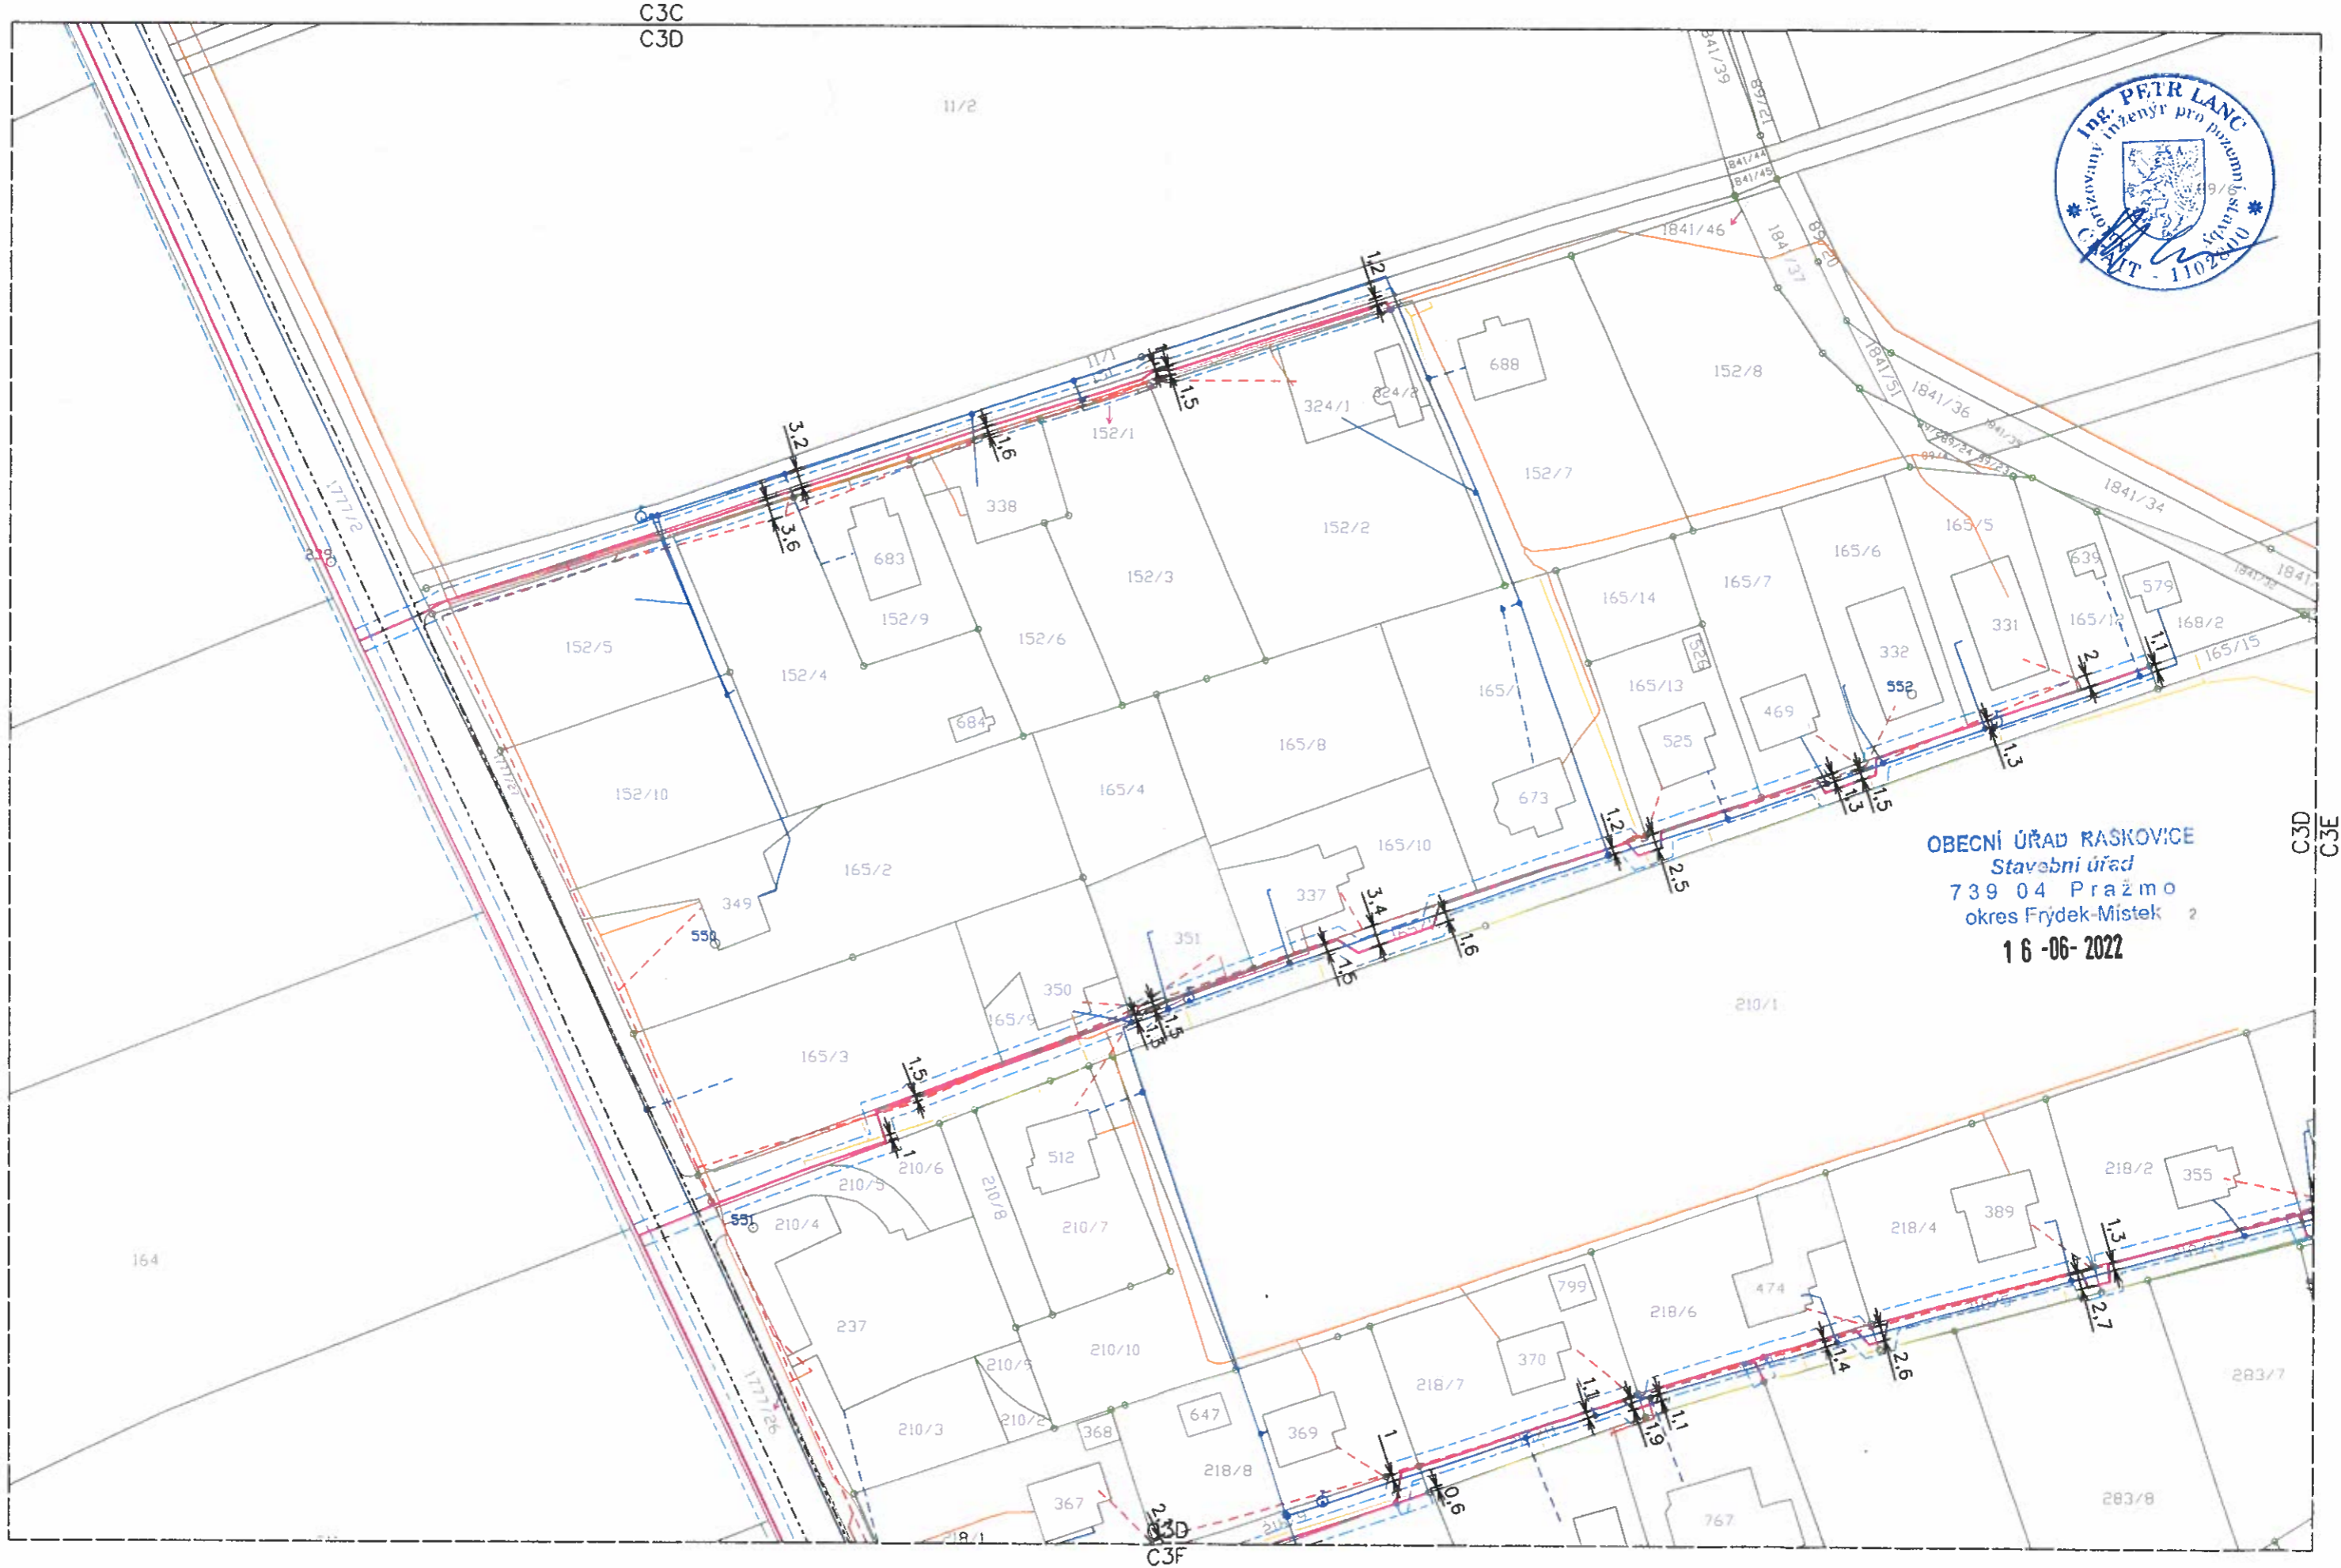

OBCENÍ ÚŘAD RASKOVICE  
 Stavební úřad  
 739 04 Pražmo  
 okres Frýdek-Místek  
 16-06-2022

C3D  
C3E

C3F

# Optická síť C2NET - Vyšší Lhoty



C3E

DATUM:	STUPEŇ PD:
10.5.2021	ÚR
FORMÁT:	MĚŘÍTKO:
A3	1:1000



OBECNÍ ÚŘAD RAŠKOVICE  
Stavební úřad  
739 04 Pražmo  
okres Frýdek-Místek

16-06-2022



C3D  
C3E


C3E  
C3G

# Optická síť C2NET - Vyšní Lhoty



C3F

DATUM:	STUPEŇ PD:
10.5.2021	ÚR
FORMÁT:	MĚŘÍTKO:
A3	1:1000

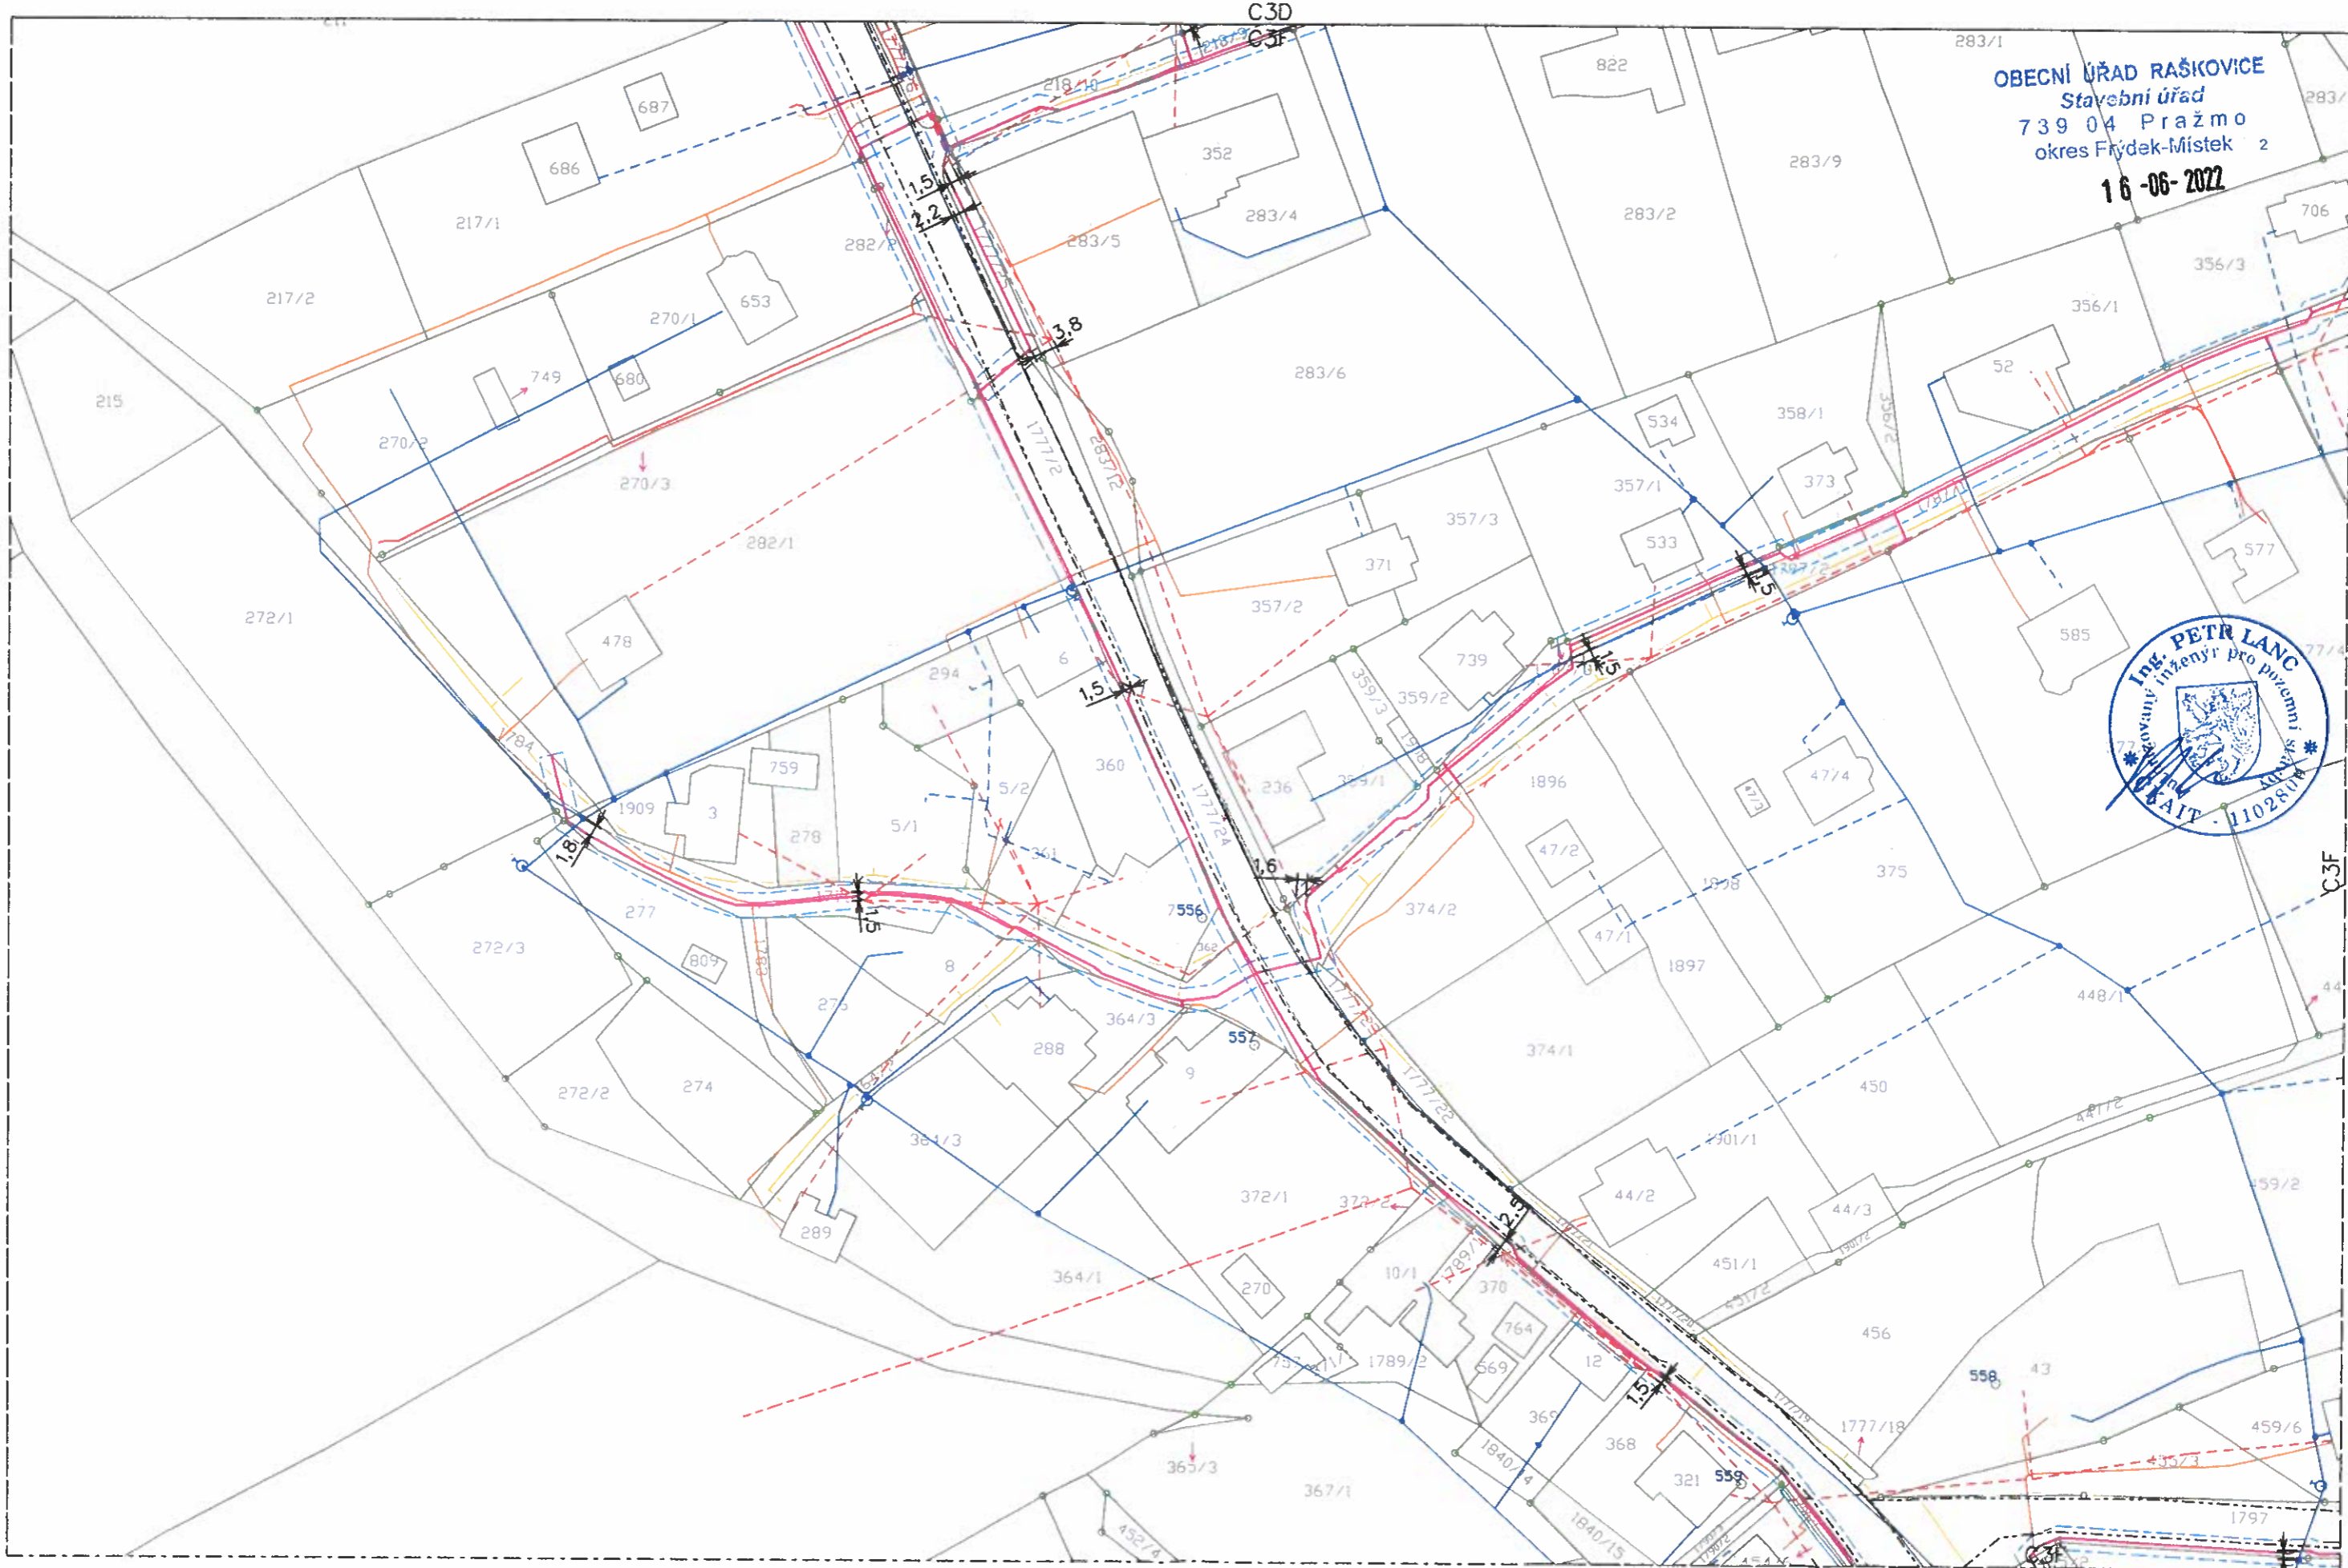

OBCENÍ ÚŘAD RAŠKOVICE  
Stavební úřad  
739 04 Pražmo  
okres Frýdek-Místek 2  
16-06-2022




C3F  
C3G

C3H



DATUM:	10.5.2021	STUPEŇ PD:	ÚR
FORMÁT:	A3	MĚŘÍTKO:	1:1000

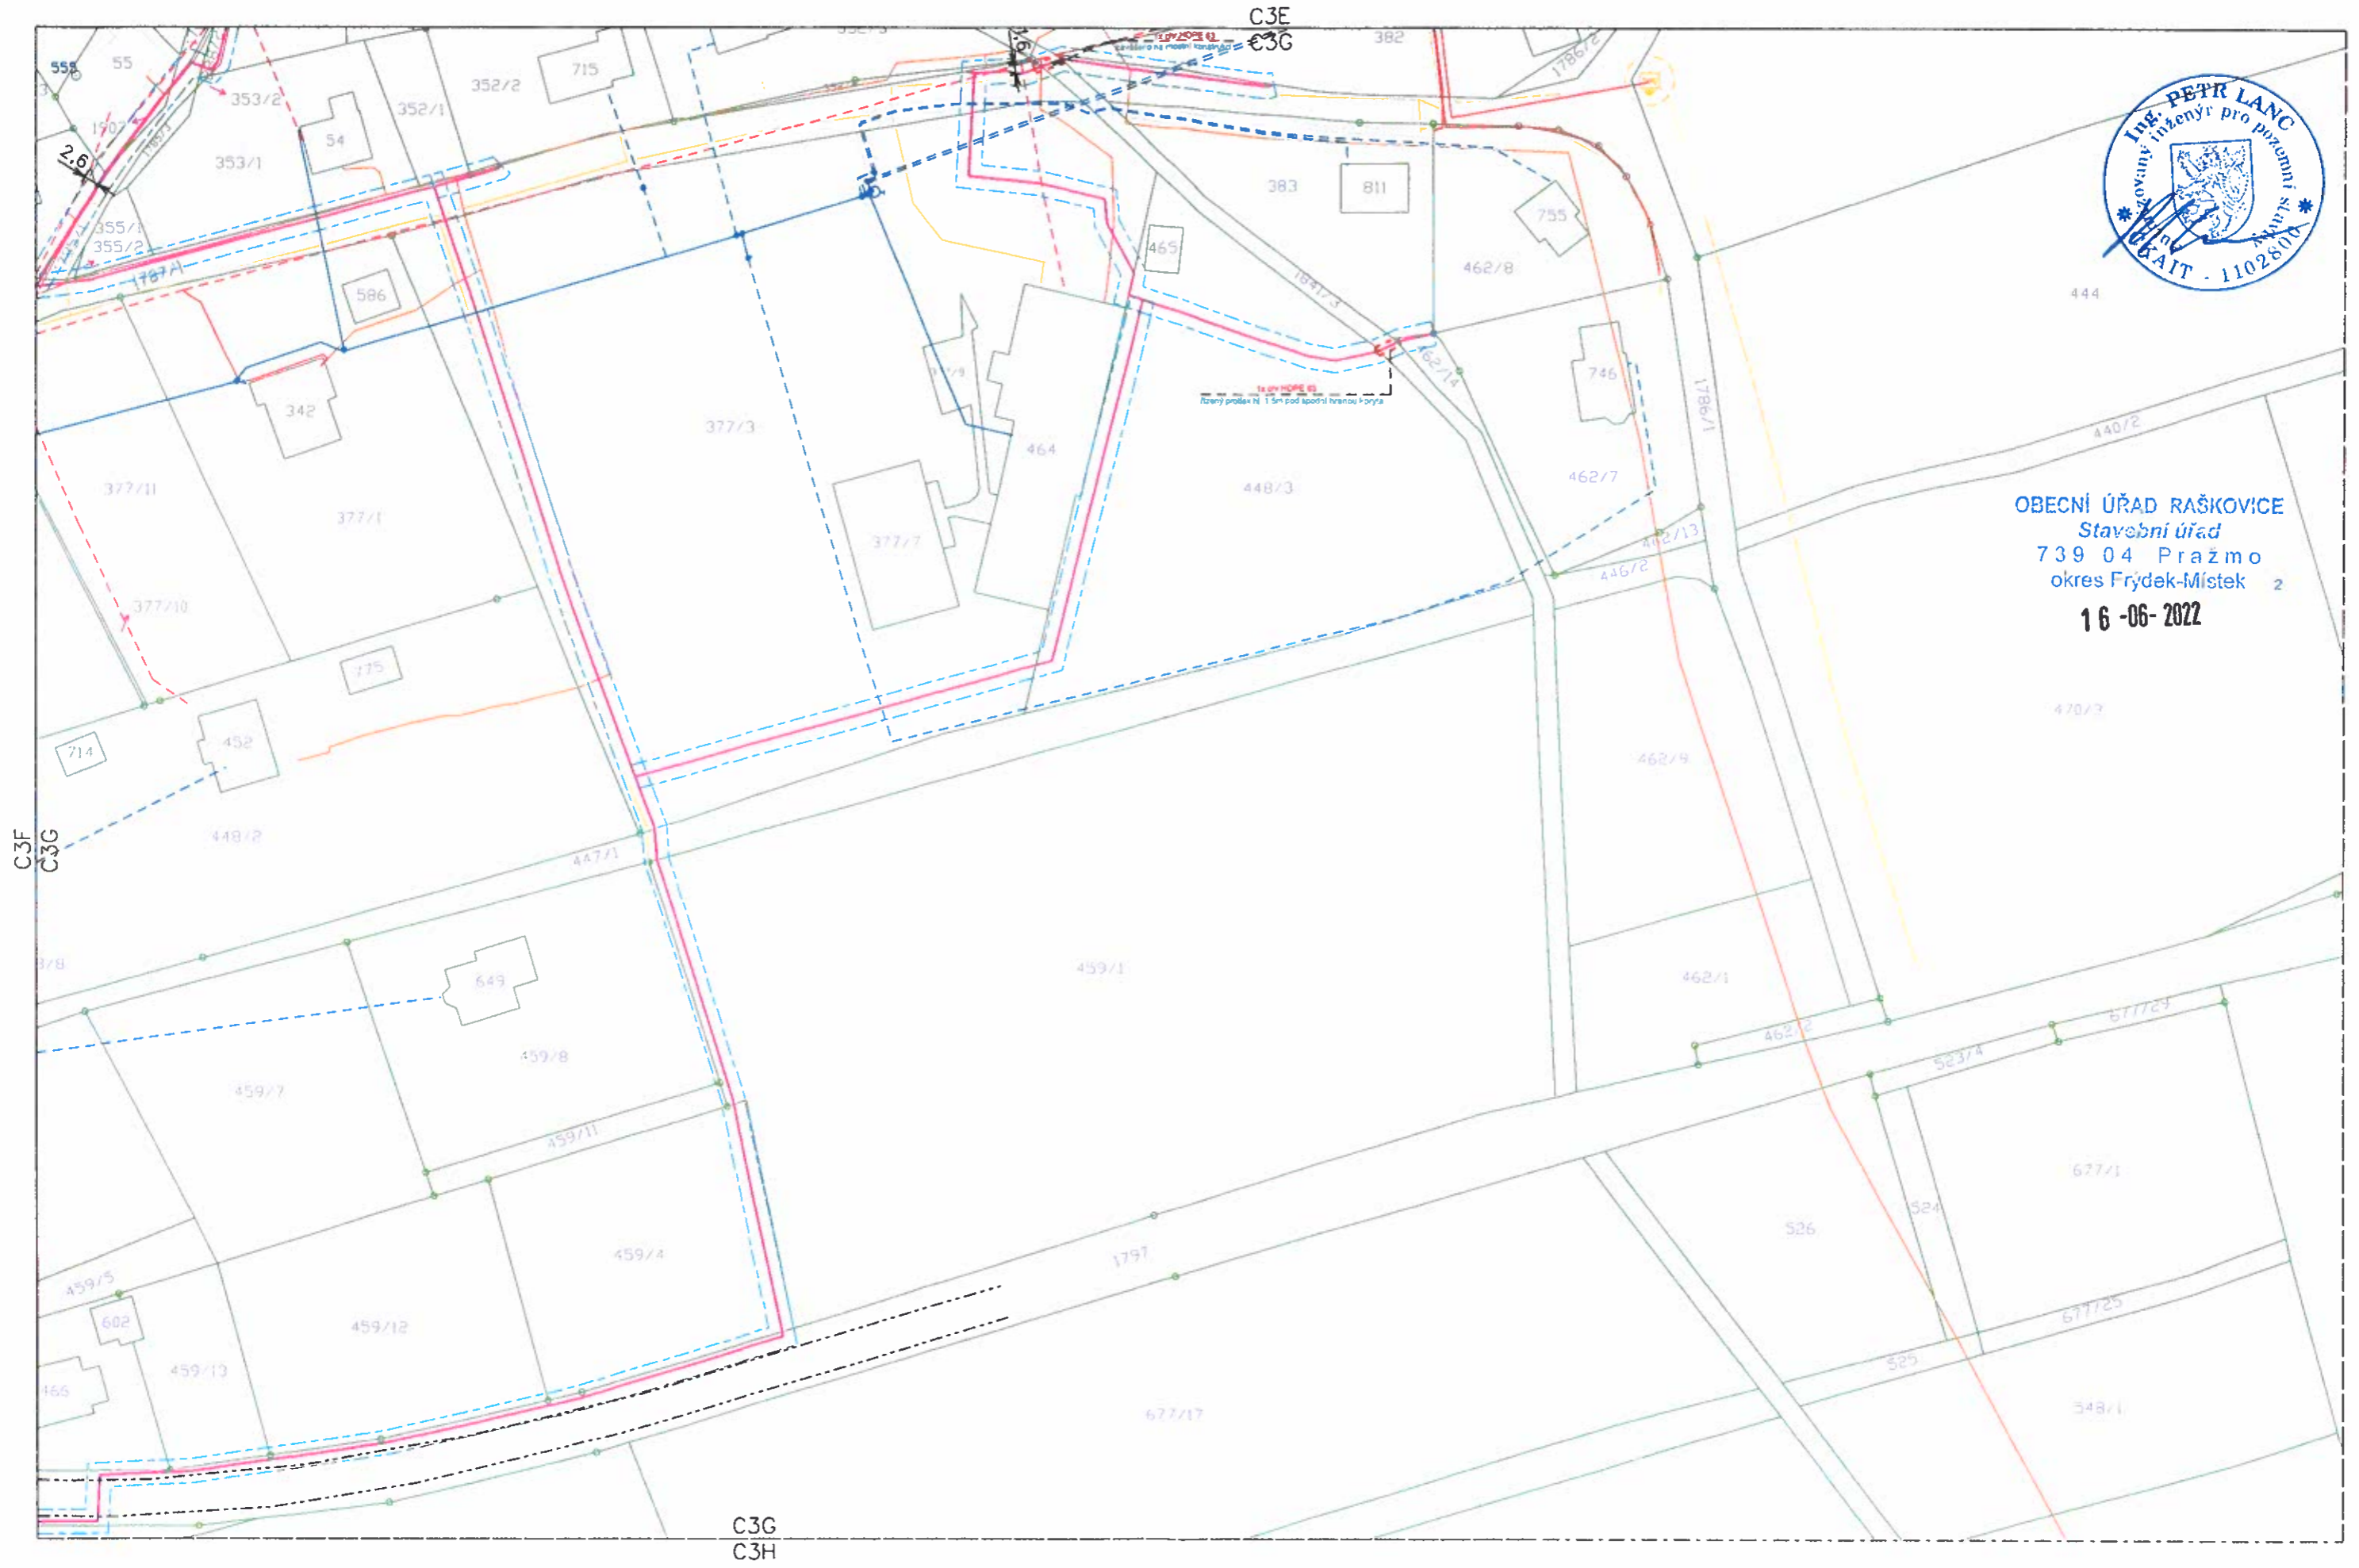

**OBECNÍ ÚŘAD RAŠKOVICE**  
Stavební úřad  
739 04 Pražmo  
okres Frýdek-Místek 2  
**16-06-2022**

C3G  
C3H




# Optická síť C2NET - Vyšší Lhoty



C3H


DATUM:	10.5.2021	STUPĚŇ PD:	ÚR
FORMÁT:	A3	MĚŘÍTKO:	1:1000

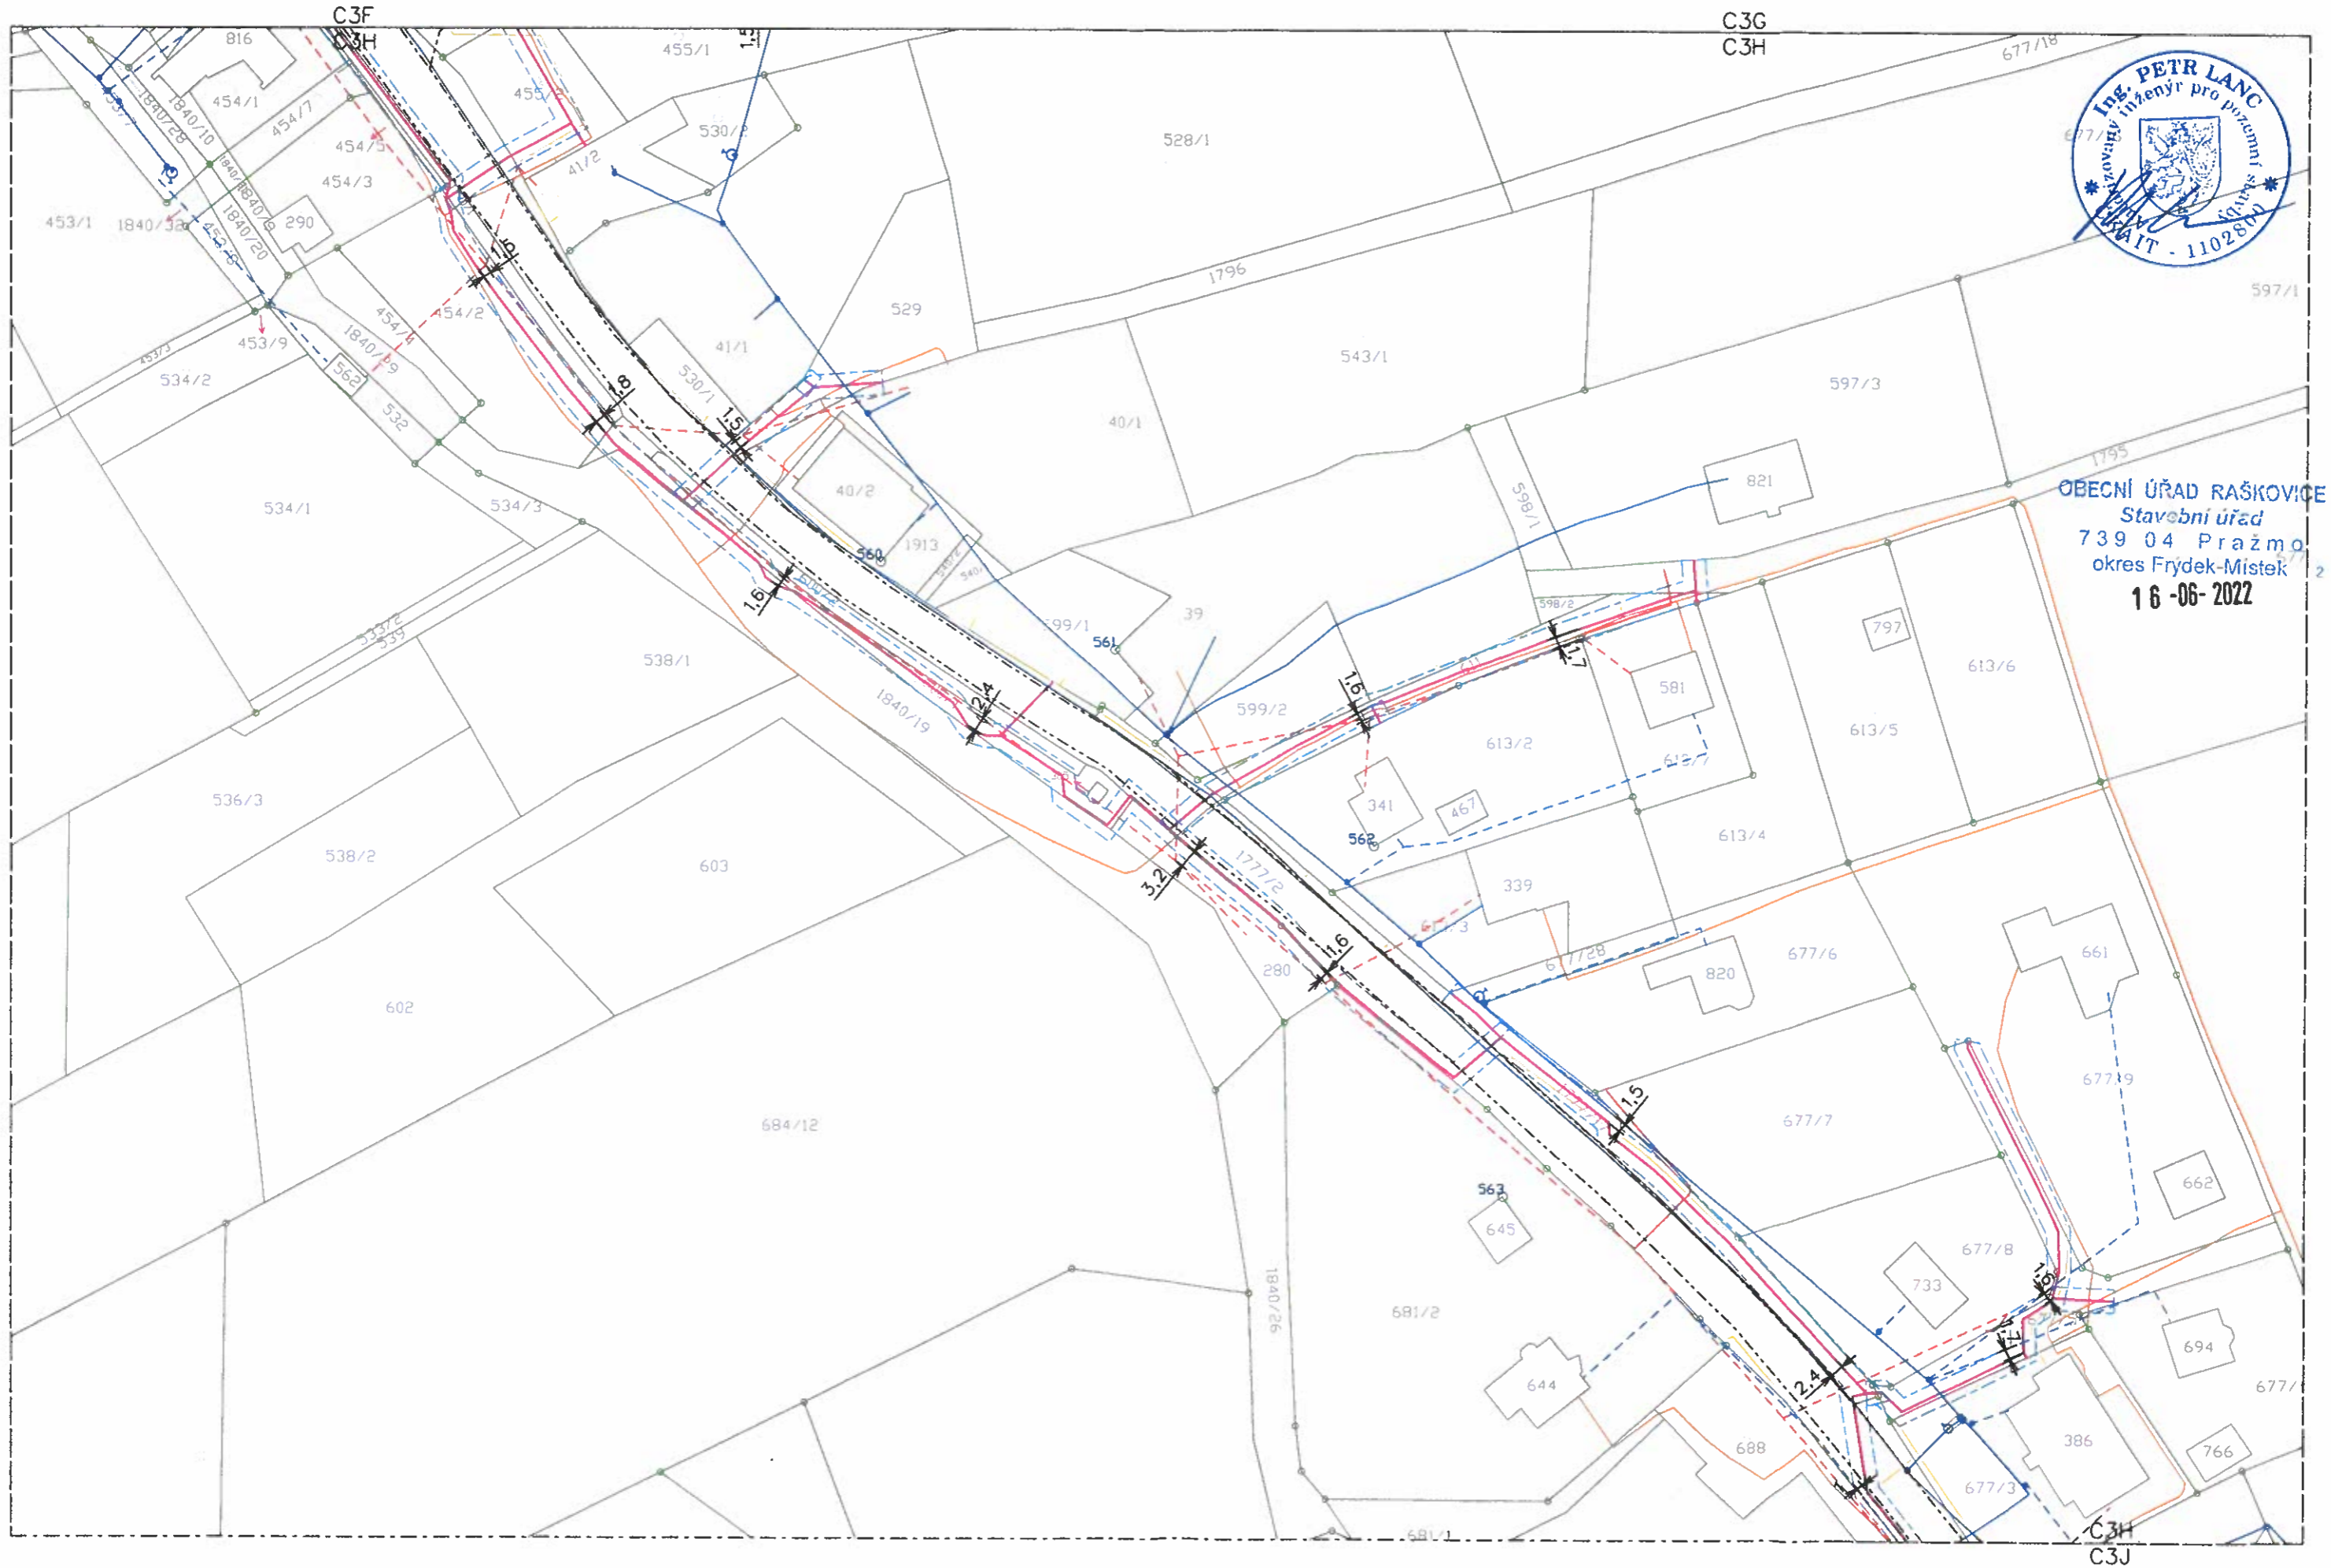

OBCENÍ ÚŘAD RAŠKOVICE  
Stavěbní úřad  
739 04 Pražmo  
okres Frýdek-Místek  
16-06-2022




DATUM:	10.5.2021	STUPEŇ PD:	ÚR
FORMÁT:	A3	MĚŘITKO:	1:1000

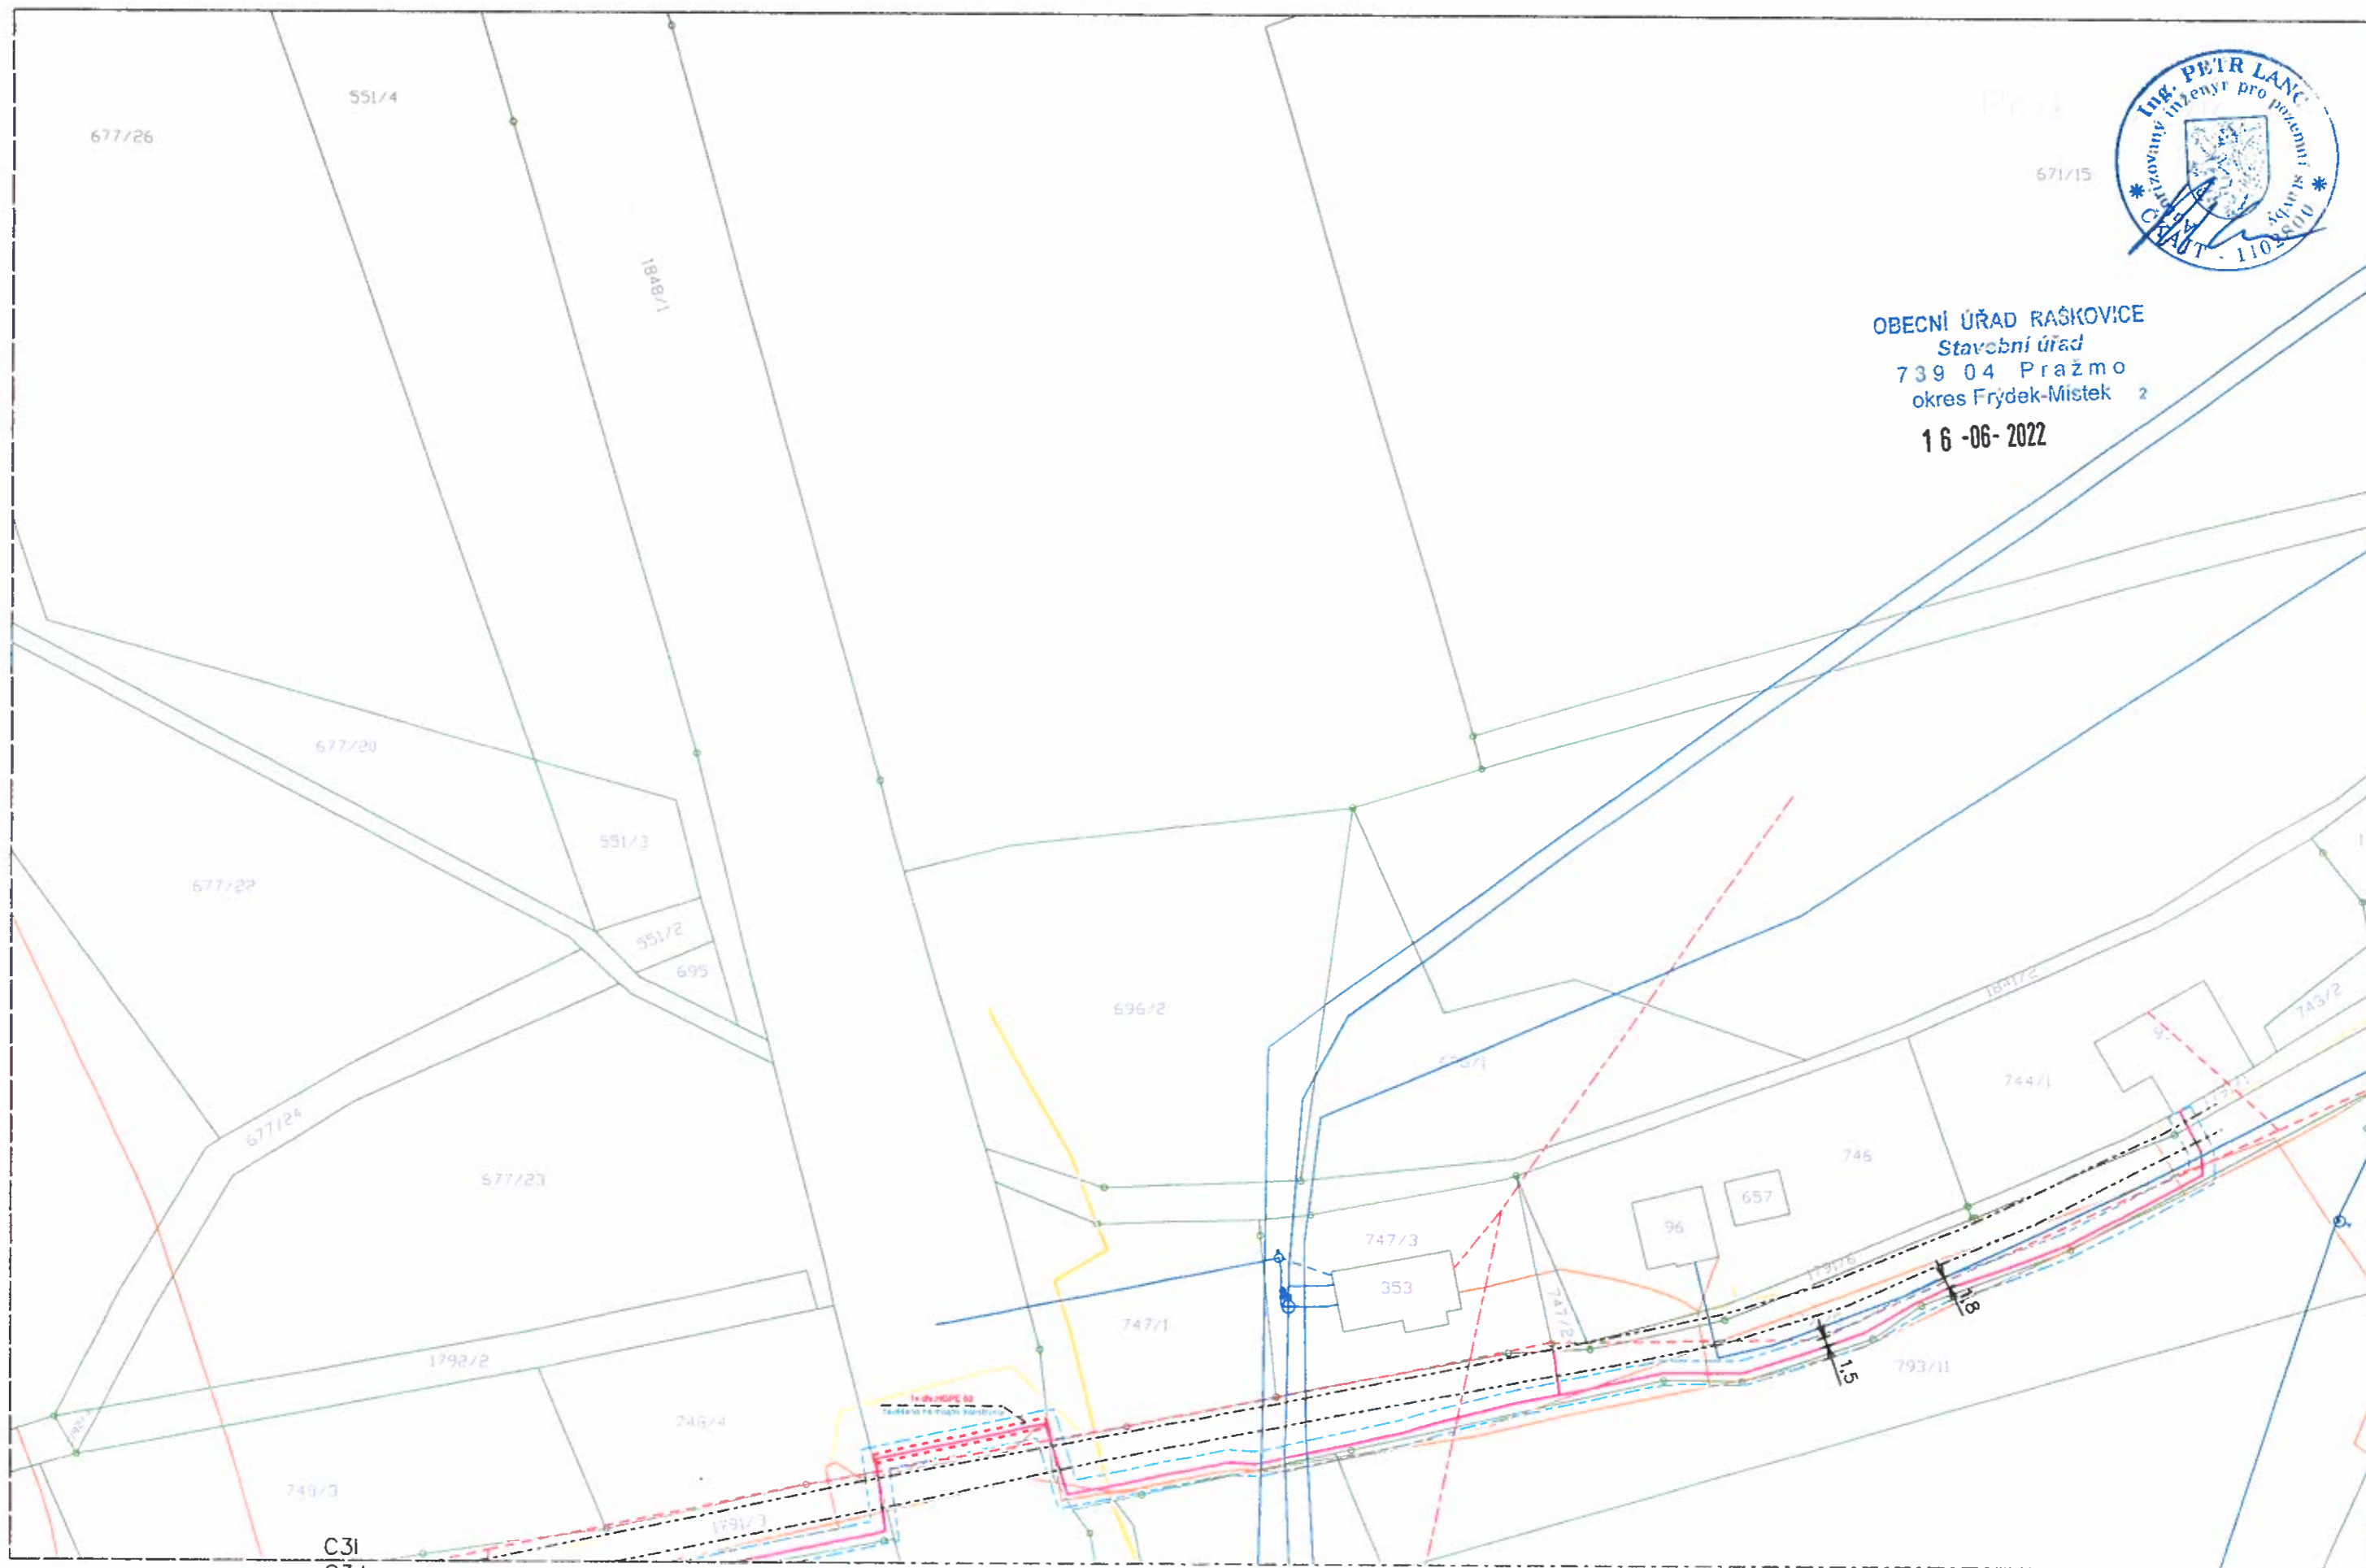

OBEČNÍ ÚŘAD RAŠKOVICE  
Stavební úřad  
739 04 Pražmo  
okres Frýdek-Místek 2  
16-06-2022

C3I  
C3J

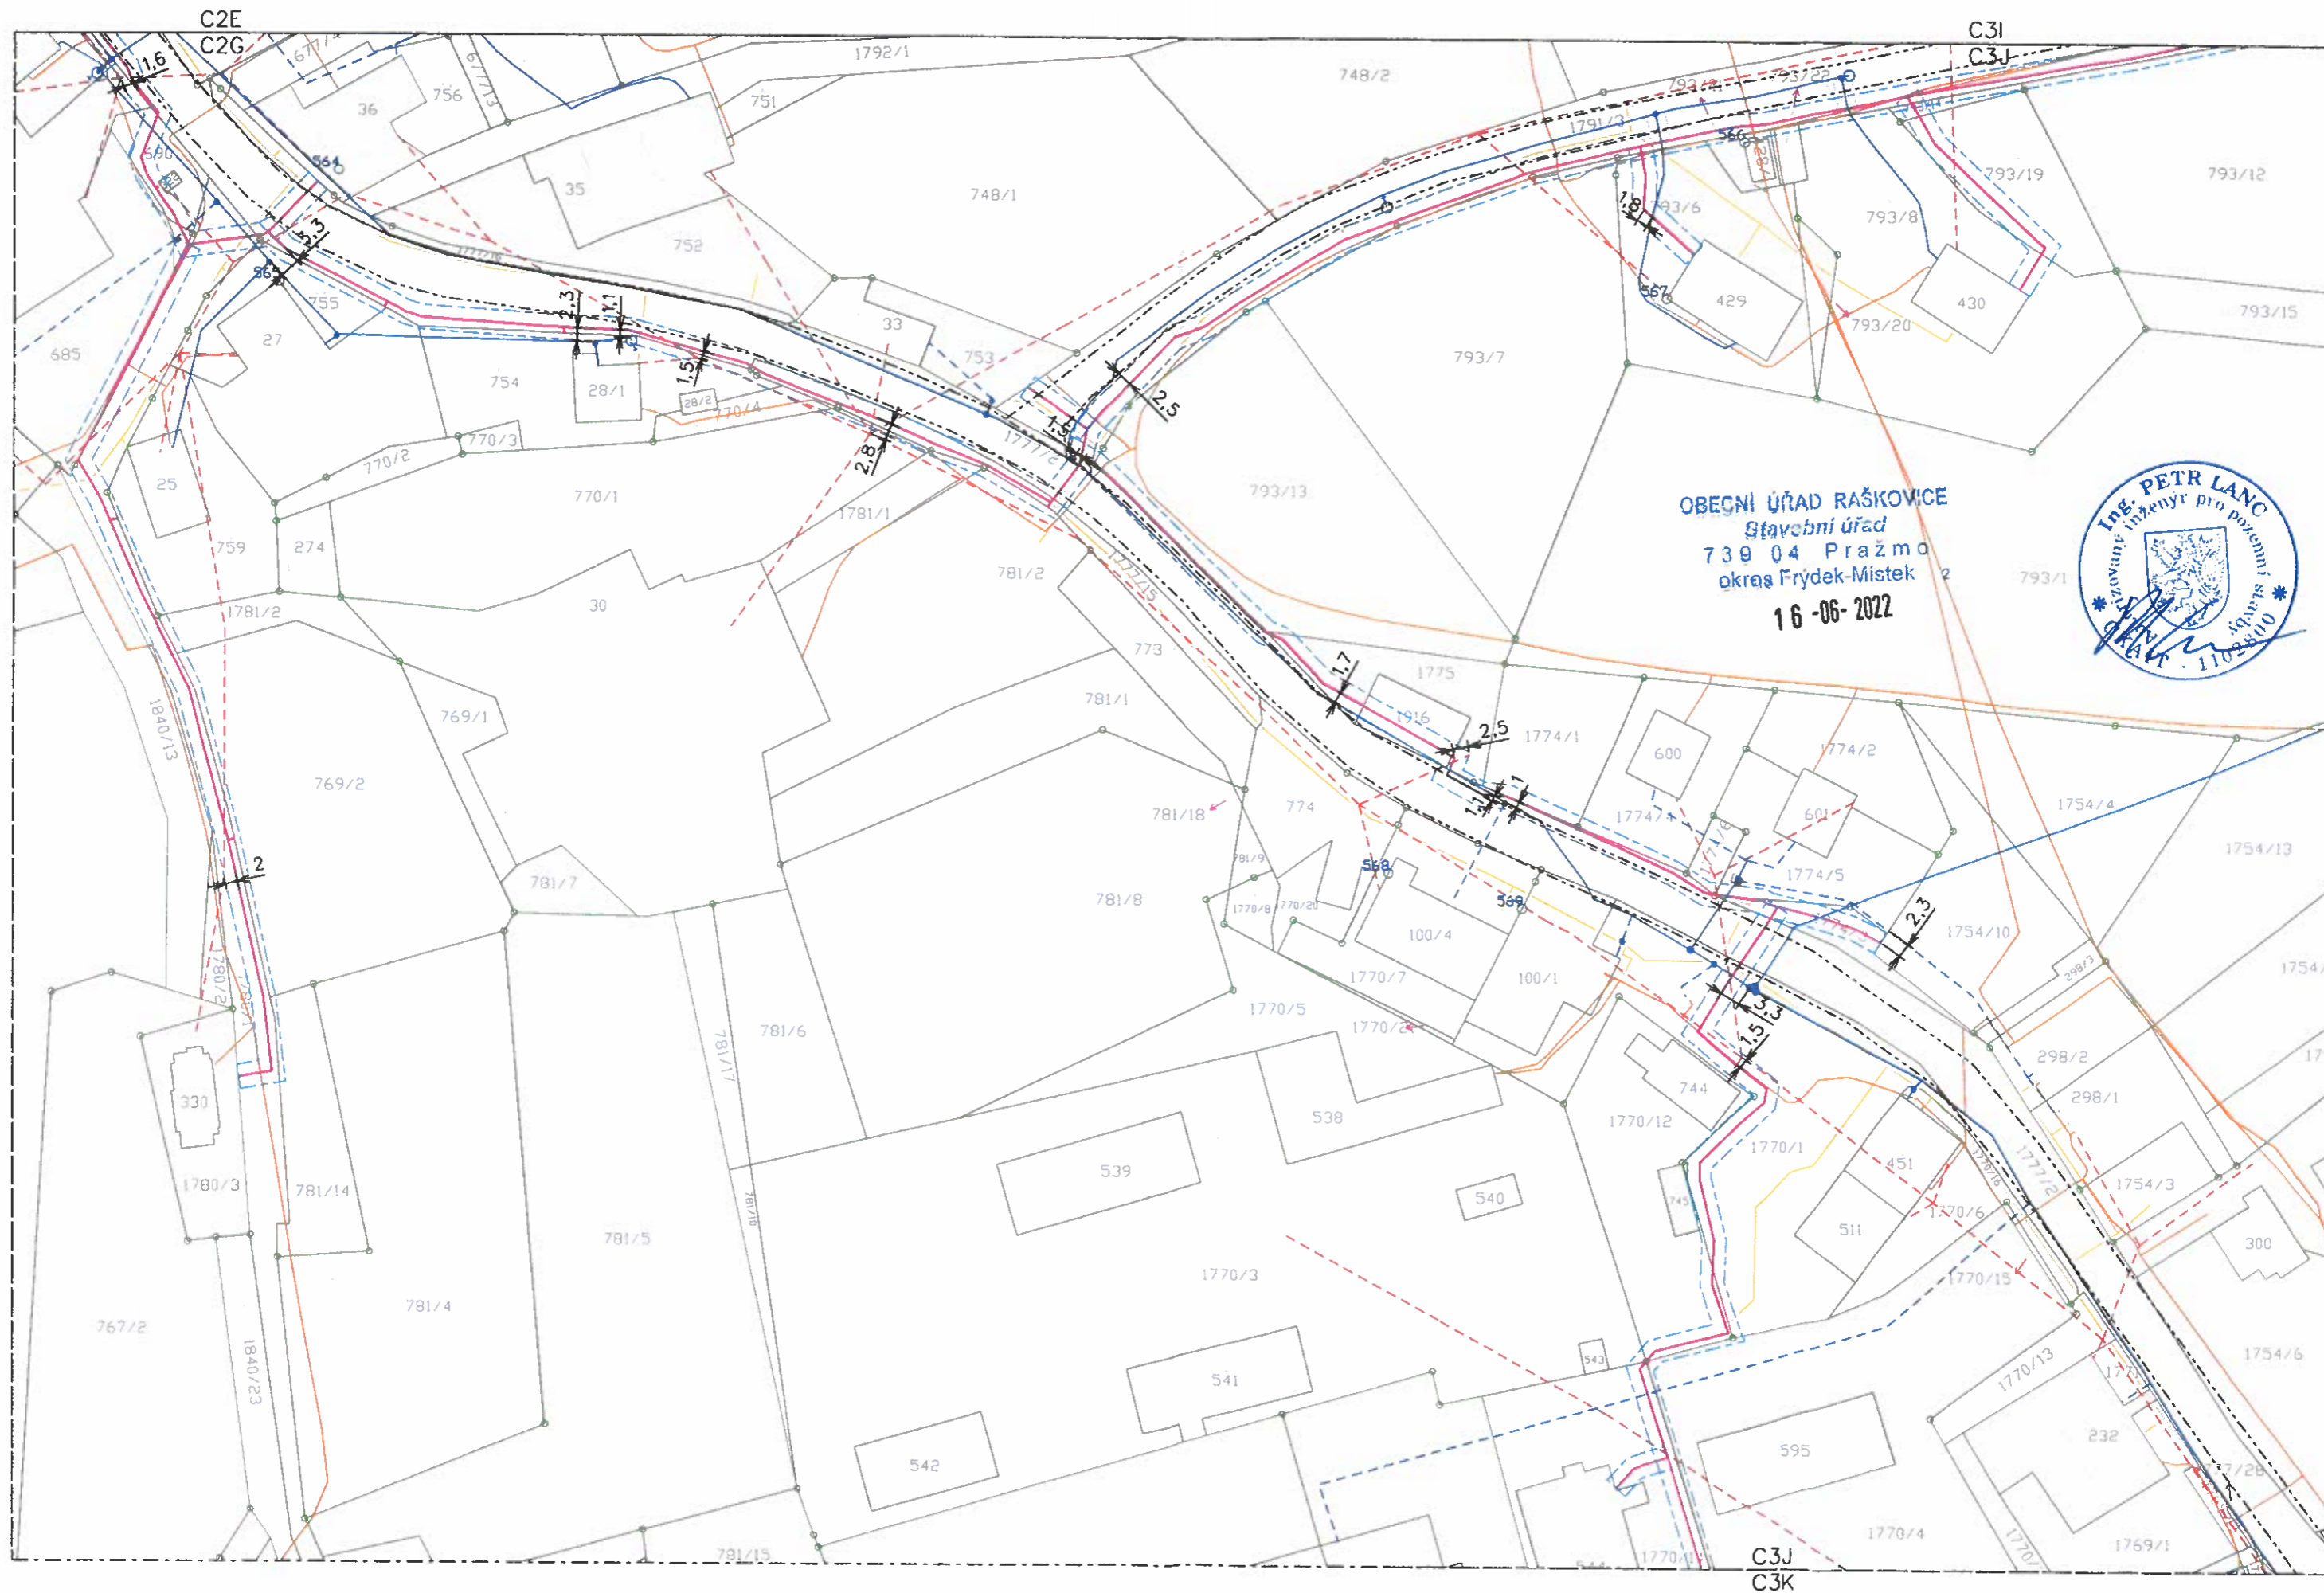

OBEČNÍ ÚŘAD RAŠKOVICE  
Stavební úřad  
739 04 Pražma  
okres Frýdek-Místek  
16-06-2022



# Optická síť C2NET - Vyšší Lhoty



C3K

DATUM:	10.5.2021	STUPEŇ PD:	ÚR
FORMÁT:	A3	MĚŘÍTKO:	1:1000

